


**HALA BASENOWA - ETAP I**  
**RZUT PIWNICY - INSTALACJA**  
**WODOCIĄGOWA**  
**SKALA 1:100**

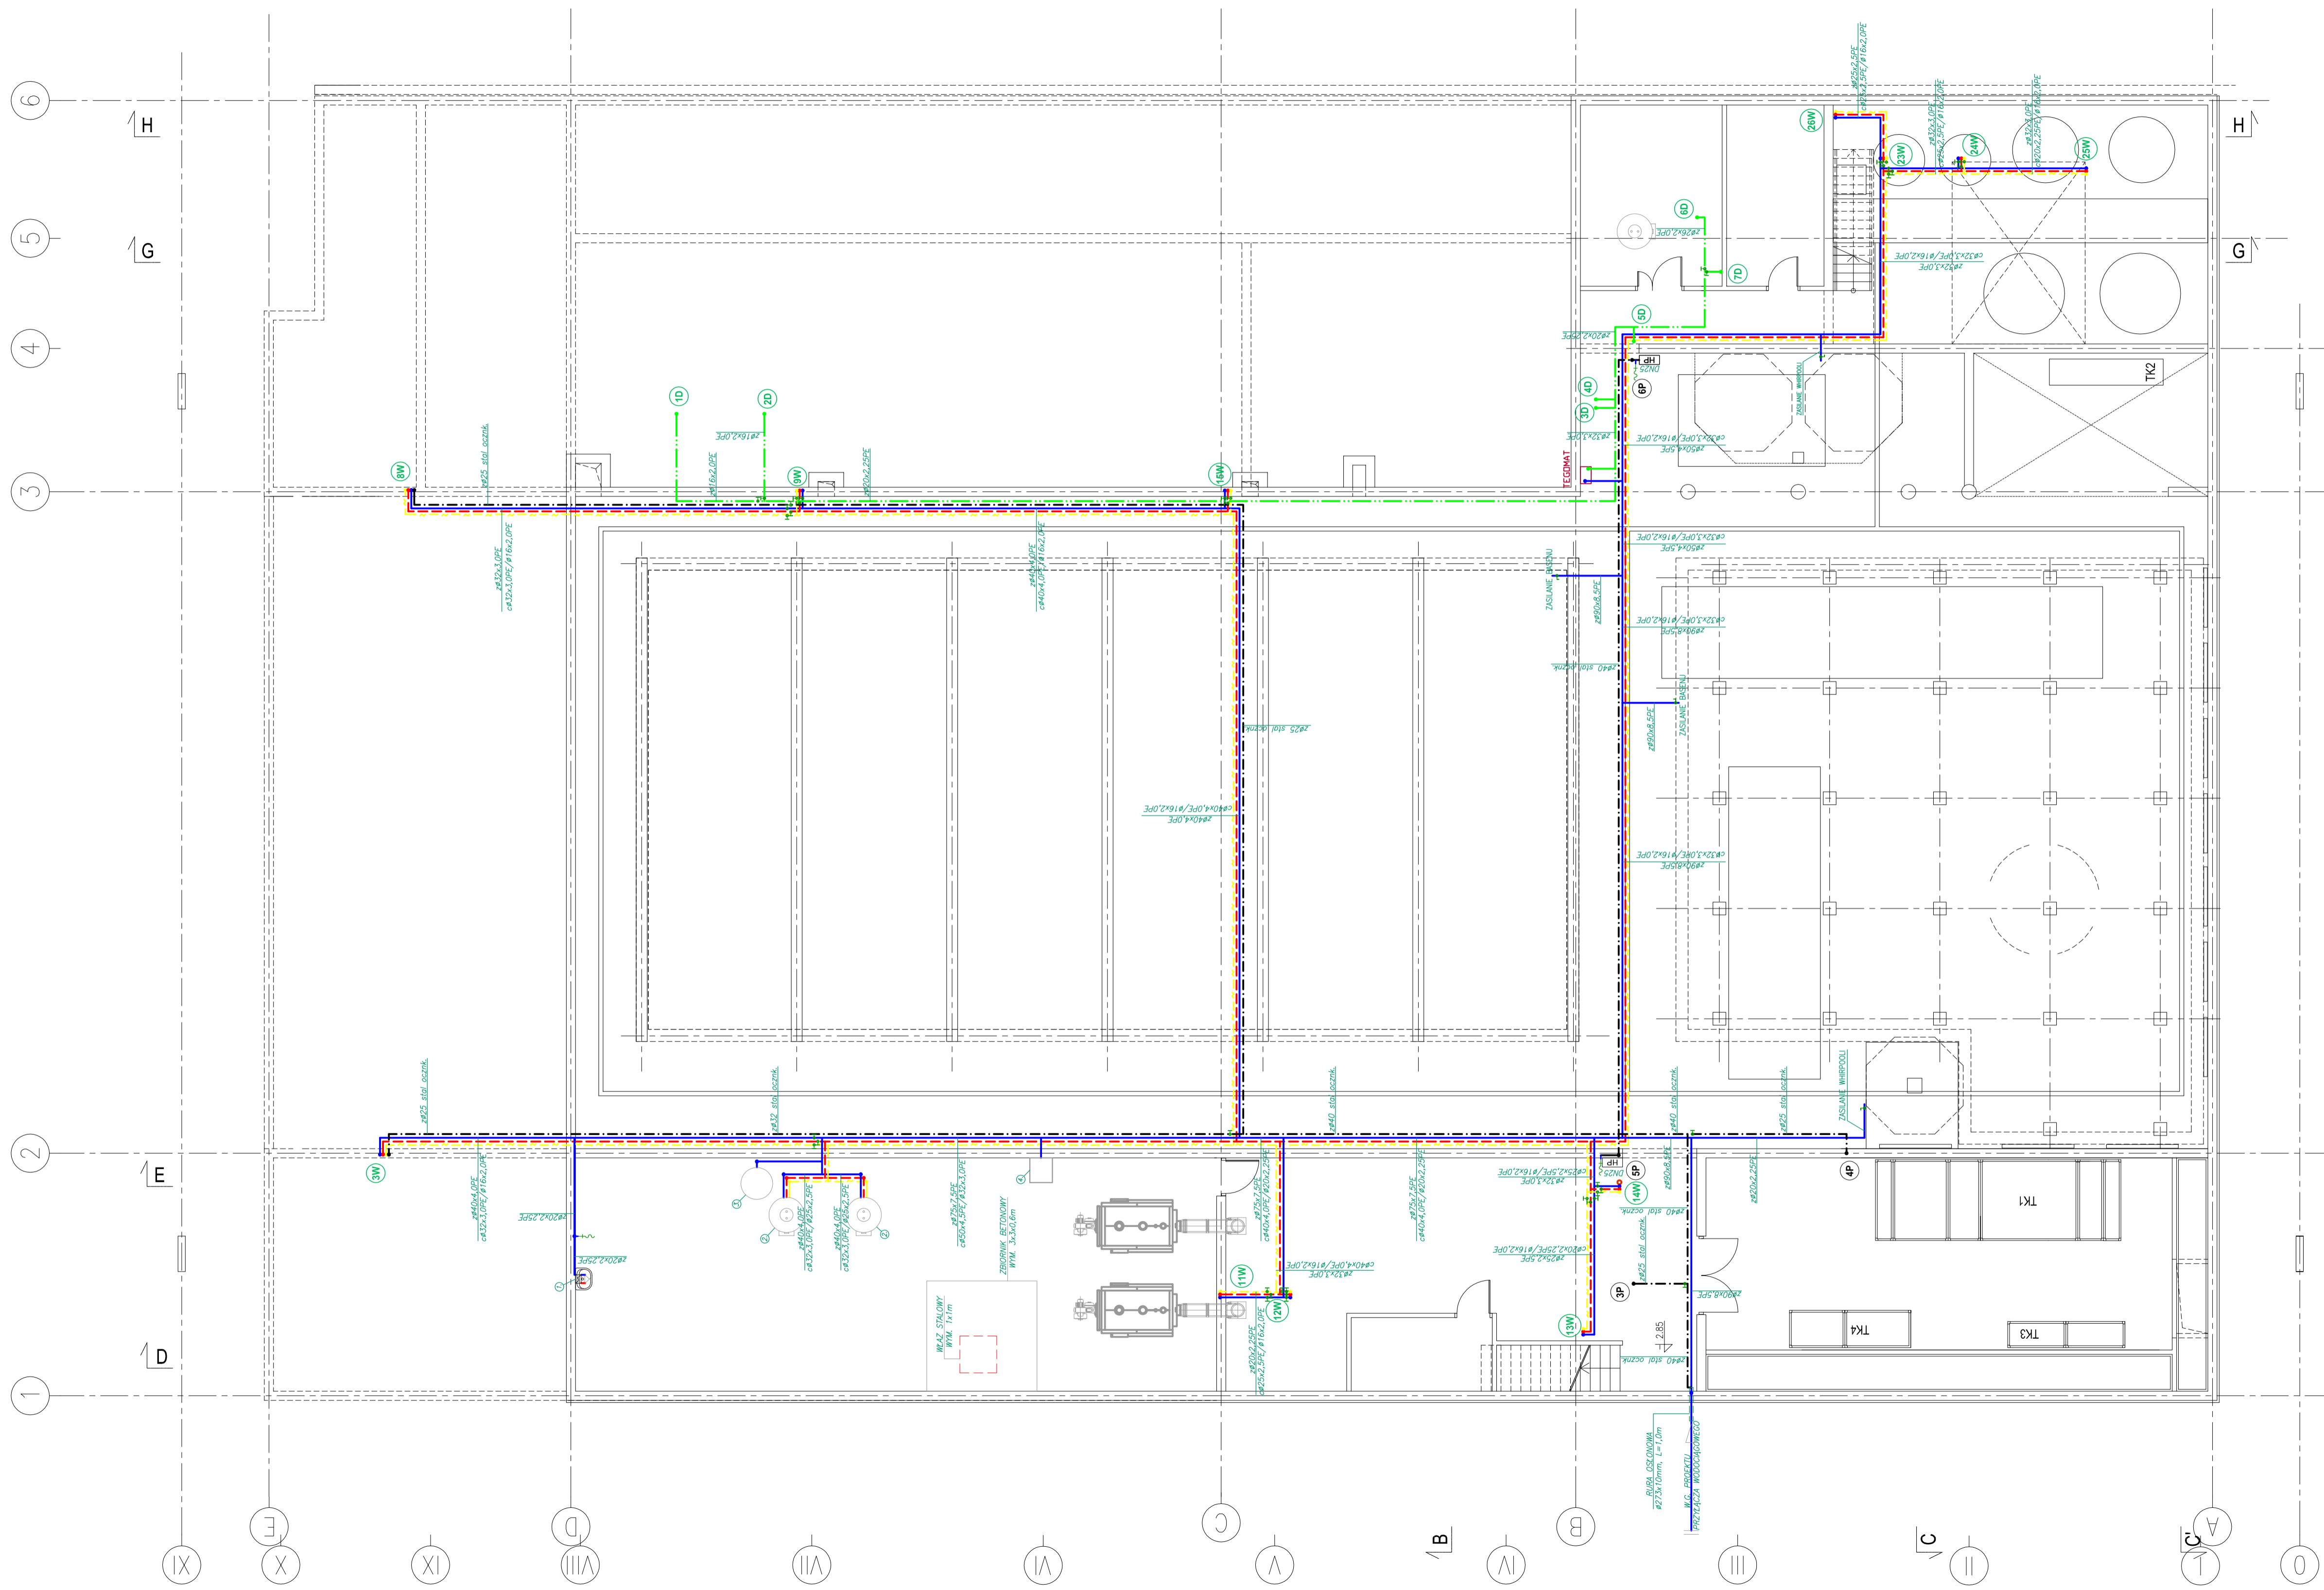

- LEGENDA:**
1. LINIOWE PODCZESZCIE WODY
  2. TYP 0,5-3 DOKRĘTKI BRĄZOWE
  3. TYP WIDOKI 1-100 PAŁ. 1000 LITRY WESZMAN
  4. PRZETWORNIK AKTYWNE NIEZBIERZE DLA ŻADU WODY BRZEWI
  5. PRZETWORNIK AKTYWNE NIEZBIERZE DLA ŻADU WODY BRZEWI
  6. STACJA UZDROWIANIA WODY TYP 4/2 25 CM ØB OPINA ELEGANT FIRM AMAR
- PRZEWODY INSTALACJI WODY ZIMNEJ;
  - PRZEWODY INSTALACJI WODY CIEPŁEJ;
  - PRZEWODY INSTALACJI WODY CYRKULACYJNEJ;
  - PRZEWODY INSTALACJI P.POZ;
  - PRZEWODY INSTALACJI WODY DEZYNFEKCYJNEJ;
  - PIGN INSTALACJI WODOCIĄGOWEJ;
  - PIGN INSTALACJI PRZECIW POŻAROWEJ;
- (ZM) (PB)

<b>PAWEŁ TIEPŁOW - PRACOWNIA PROJEKTOWA</b>	
ul. Słowackiego 10/11 60-102 Wrocław	ul. Białostocka 27 m.15 78-111 Ustronie Morskie
INWESTOR:	URZĄD GMINY USTRONIE MORSKIE ul. Białostocka 27 m.15 78-111 Ustronie Morskie
PROJEKTANT:	mgr inż. EMILIA LASKOWSKA
SPRAWICZEL:	mgr inż. PIOTR ŚWIEK mgr inż. PAWEŁ NOWIŃSKI mgr inż. MICHAŁ KWIECZKO
DATA:	08.2006
SKALA:	1 : 100
NUMER RYSUNKU:	1
<b>RZUT PIWNICY</b>	
<b>INSTALACJA WODOCIĄGOWA</b>	

INWESTOR: **URZĄD GMINY USTRONIE MORSKIE**  
 ul. Białostocka 27 m.15  
 78-111 Ustronie Morskie

PROJEKTANT: **mgr inż. EMILIA LASKOWSKA**

SPRAWICZEL: **mgr inż. PIOTR ŚWIEK**  
**mgr inż. PAWEŁ NOWIŃSKI**  
**mgr inż. MICHAŁ KWIECZKO**

DATA: 08.2006

SKALA: 1 : 100

NUMER RYSUNKU: 1

**RZUT PIWNICY**

**INSTALACJA WODOCIĄGOWA**