

**ETAP I
RZUT PARTERU - INSTALACJA
WODNO-KANALIZACYJNA
SKALA 1:100**

ZESTAWIENIE POMIESZCZEŃ - PARTER

I etap CZĘŚĆ BASENOWA

LP.	Zespół funkcjonalny, nazwa pomieszczenia	P.U. [m ²]	posadzki	ściany	sufity	wys.pom [m]
P.1 ZESPÓŁ WEJŚCIOWY, P. OGÓLNE 238,45						
P.1.1	HALL WEJŚCIOWY, KOMUNIKACJA	145,65	G	Tg	Sp	2,85-7,00
P.1.2	PRZEDSIÓNEK	9,20	-	-	-	2,60
P.1.3	SZATNIA	26,10	G	Tg	Sp	6,00-7,00
P.1.4	DYŻURKA	7,40	G	Tc	Tc	3,28
P.1.5	W.C. DLA NIEPEŁNOSPRAWNYCH	5,10	G	C	Sp	3,00
P.1.6	W.C. DAMSKI	8,40	G	C	Sp	3,00
P.1.7	W.C. MĘSKI	7,45	G	C	Sp	3,00
P.1.8	KASA, HALL KASOWY	32,15	G	Tg	Sp	2,90
P.2 ZESPÓŁ BASENOWY 1 034,65						
P.2.1	HALA BASENOWA	856,40	Cb	C/Tc	Sp	3,50-7,00
P.2.2	PODEŚT ZJEZDZALNI + SCHODY	8,65	Cb	C/Tc	Sp	-
P.2.3	POKOJ RATOWNIKÓW, LEKARZA	12,30	Cb	C/Tc	Sp	2,90
P.2.4	W.C. NATRYSK RATOWNIKÓW, LEKARZA	4,75	Cb	C	Sp	2,50
P.2.5	SCHOWEK PORZĄDKOWY, MAGAZYN ZESPÓŁ SZATNIOWY DAMSKI	12,85	G	C/Tc	-	3,28
P.2.6	PRZEBIERALNIA (104 miejsca)	36,20	Cb	C	Tc	3,28
P.2.7	WYCIERALNIA, WC	9,95	Cb	C	Tc	3,28
P.2.8	NATRYSK (8 SITEK), komunikacja ZESPÓŁ SZATNIOWY MĘSKI	17,35	Cb	C/Tc	Tc	3,28
P.2.9	PRZEBIERALNIA (104 miejsca)	36,20	Cb	C	Tg	3,28
P.2.10	WYCIERALNIA, WC	9,95	Cb	C	Tc	3,28
P.2.11	NATRYSK (8 SITEK), komunikacja ZESPÓŁ SZATNIOWY DLA NIEPEŁNOSPRAWNYCH	16,30	Cb	C	Tc	3,28
P.2.12a	PRZEBIERALNIA (7 szafek)	6,25	Cb	C	Tc	3,28
P.2.12b	KOMUNIKACJA	3,30	Cb	C	Tc	3,28
P.2.13	WC, NATRYSK	4,20	Cb	C	Tc	3,28
P.3 ZESPÓŁ ODNOWY BIOLOGICZNEJ 42,90						
P.3.1	HALL	26,75	G	C	Tc	3,28
P.3.2	ŁAZNIA PAROWA	5,75	-	-	-	-
P.3.3	ŁAZNIA SUCHA	5,75	Ga	-	-	-
P.3.4	SOLARIUM	4,65	Cb	C	Tc	3,28
P.4 ZESPÓŁ GASTRONOMII 59,10						
P.4.1	BUFET	28,45	G	C/Tg	Sp	3,30-7,00
P.4.2	KUCHNIA	24,20	G	C	Tc	3,28
P.4.3	WC PERSONELU	1,80	G	C	Tc	3,28
P.4.4	SZATNIA PERSONELU+POM. PORZĄDKOWE	2,55	G	C	Tc	3,28
P.4.5	PRZEDSIÓNEK	2,10	G	C	Tc	3,28
P.5 ZESPÓŁ PERSONELU I ADMINISTRACJI 152,25						
P.5.1	DYSPOZYTORNIE, OCHRONA	15,45	G	Tc	Tc	3,28
P.5.2	ADMINISTRACJA 1	14,55	Wd	Tg	Tg	3,28
P.5.3	ADMINISTRACJA 2	14,55	Wd	Tg	Tg	3,28
P.5.4	ADMINISTRACJA 3	23,60	Wd	Tg	Tg	3,28
P.5.5	POKOJ SOCIALNY	10,65	G	C/Tc	Tc	3,28
P.5.6	SZATNIA DAMSKA	7,40	G	C/Tc	Tc	3,28
P.5.7	SZATNIA MĘSKA	9,35	G	C/Tc	Tc	3,28
P.5.8	WC, NATRYSK MĘSKIE	4,00	G	C	Tc	3,28
P.5.9	WC PERSONELU	2,70	G	C	Tc	3,28
P.5.10	SCHOWEK PORZĄDKOWY	2,25	G	C	Tc	3,28
P.5.11	KOMUNIKACJA 1	38,50	G	Tc	Sp	2,60
P.5.12	KOMUNIKACJA 2	9,25	G	Tc	Sp	2,60
P.6 KREGIELNIA 95,80						
P.6.1	KREGIELNIA	95,80	Głyst.	Tg	Spłyst.	2,90
P.7 ZESPÓŁ TECHNICZNY 54,10						
P.7.1	MAGAZYN KWASU	9,90	B	Tc	Tc	3,28
P.7.2	MAGAZYN KOAGULANTA	7,45	B	Tc	Tc	2,50
P.7.3	MAGAZYN ZIEM KROTKOMIĘDZOWEJ	9,90	B	Tc	Tc	3,28
P.7.4	MAGAZYN PODCHLORYNU	16,00	B	Tc	Tc	3,28
P.7.5	KORYTARZ	10,85	B	Tc	Tc	3,28
POM. UŻYTKOWA CZ.BASENOWEJ 1677,25						

Legenda oznaczeń w tabeli "Zestawienie pomieszczeń"


Posadzki:	Ściany:
G - gres	C - ceramika
L - linoleum	Tg - tynk gipsowy
Ss - sportowa syntetyczna	Tc - tynk cementowo-wapienny
Sw - sportowa wylewana	Sufity:
W - wykładzina dywanowa	Sp - sufit podwieszony
Cb - ceramika basenowa	Spa - sufit podwieszony akustyczny
B - betonowa	

LEGENDA OZNACZEŃ:

- 2a - basen pływaków 25.0 x 12.5m (1,20 - 1,80m)
- 2b - trybuny - 51 miejsc
- 2c - siedzenia dla użytkowników basenu - 45 miejsc
- 2d - basen rekreacyjny 200 m² (188) (0,90 - 1,25m)
- 2e - strefa nauki pływania
- 2f - kaskady z szeroką wylewką
- 2g - dysze ściennie
- 2h - górzony
- 2i - wannę whirlpool 6-cio osobowe
- 2j - schody na zjeżdżalnię 44.5 mb
- 2k - wyjście na podwórkę zewnętrzne
- 2l - łazienko zjeżdżalni
- 2m - zjeżdżalnia 15 mb

LEGENDA:

- PRZEWODY INSTALACJI WODY ZIMNEJ;
- PRZEWODY INSTALACJI WODY CIEPŁEJ;
- PRZEWODY INSTALACJI WODY CYRKULACYJNEJ;
- PRZEWODY INSTALACJI P.POŻ.
- PRZEWODY INSTALACJI WODY DEZYNFEKCYJNEJ;
- (2W) - PION INSTALACJI WODOCIĄGOWEJ;
- (P) - PION INSTALACJI PRZECIW POŻAROWEJ;

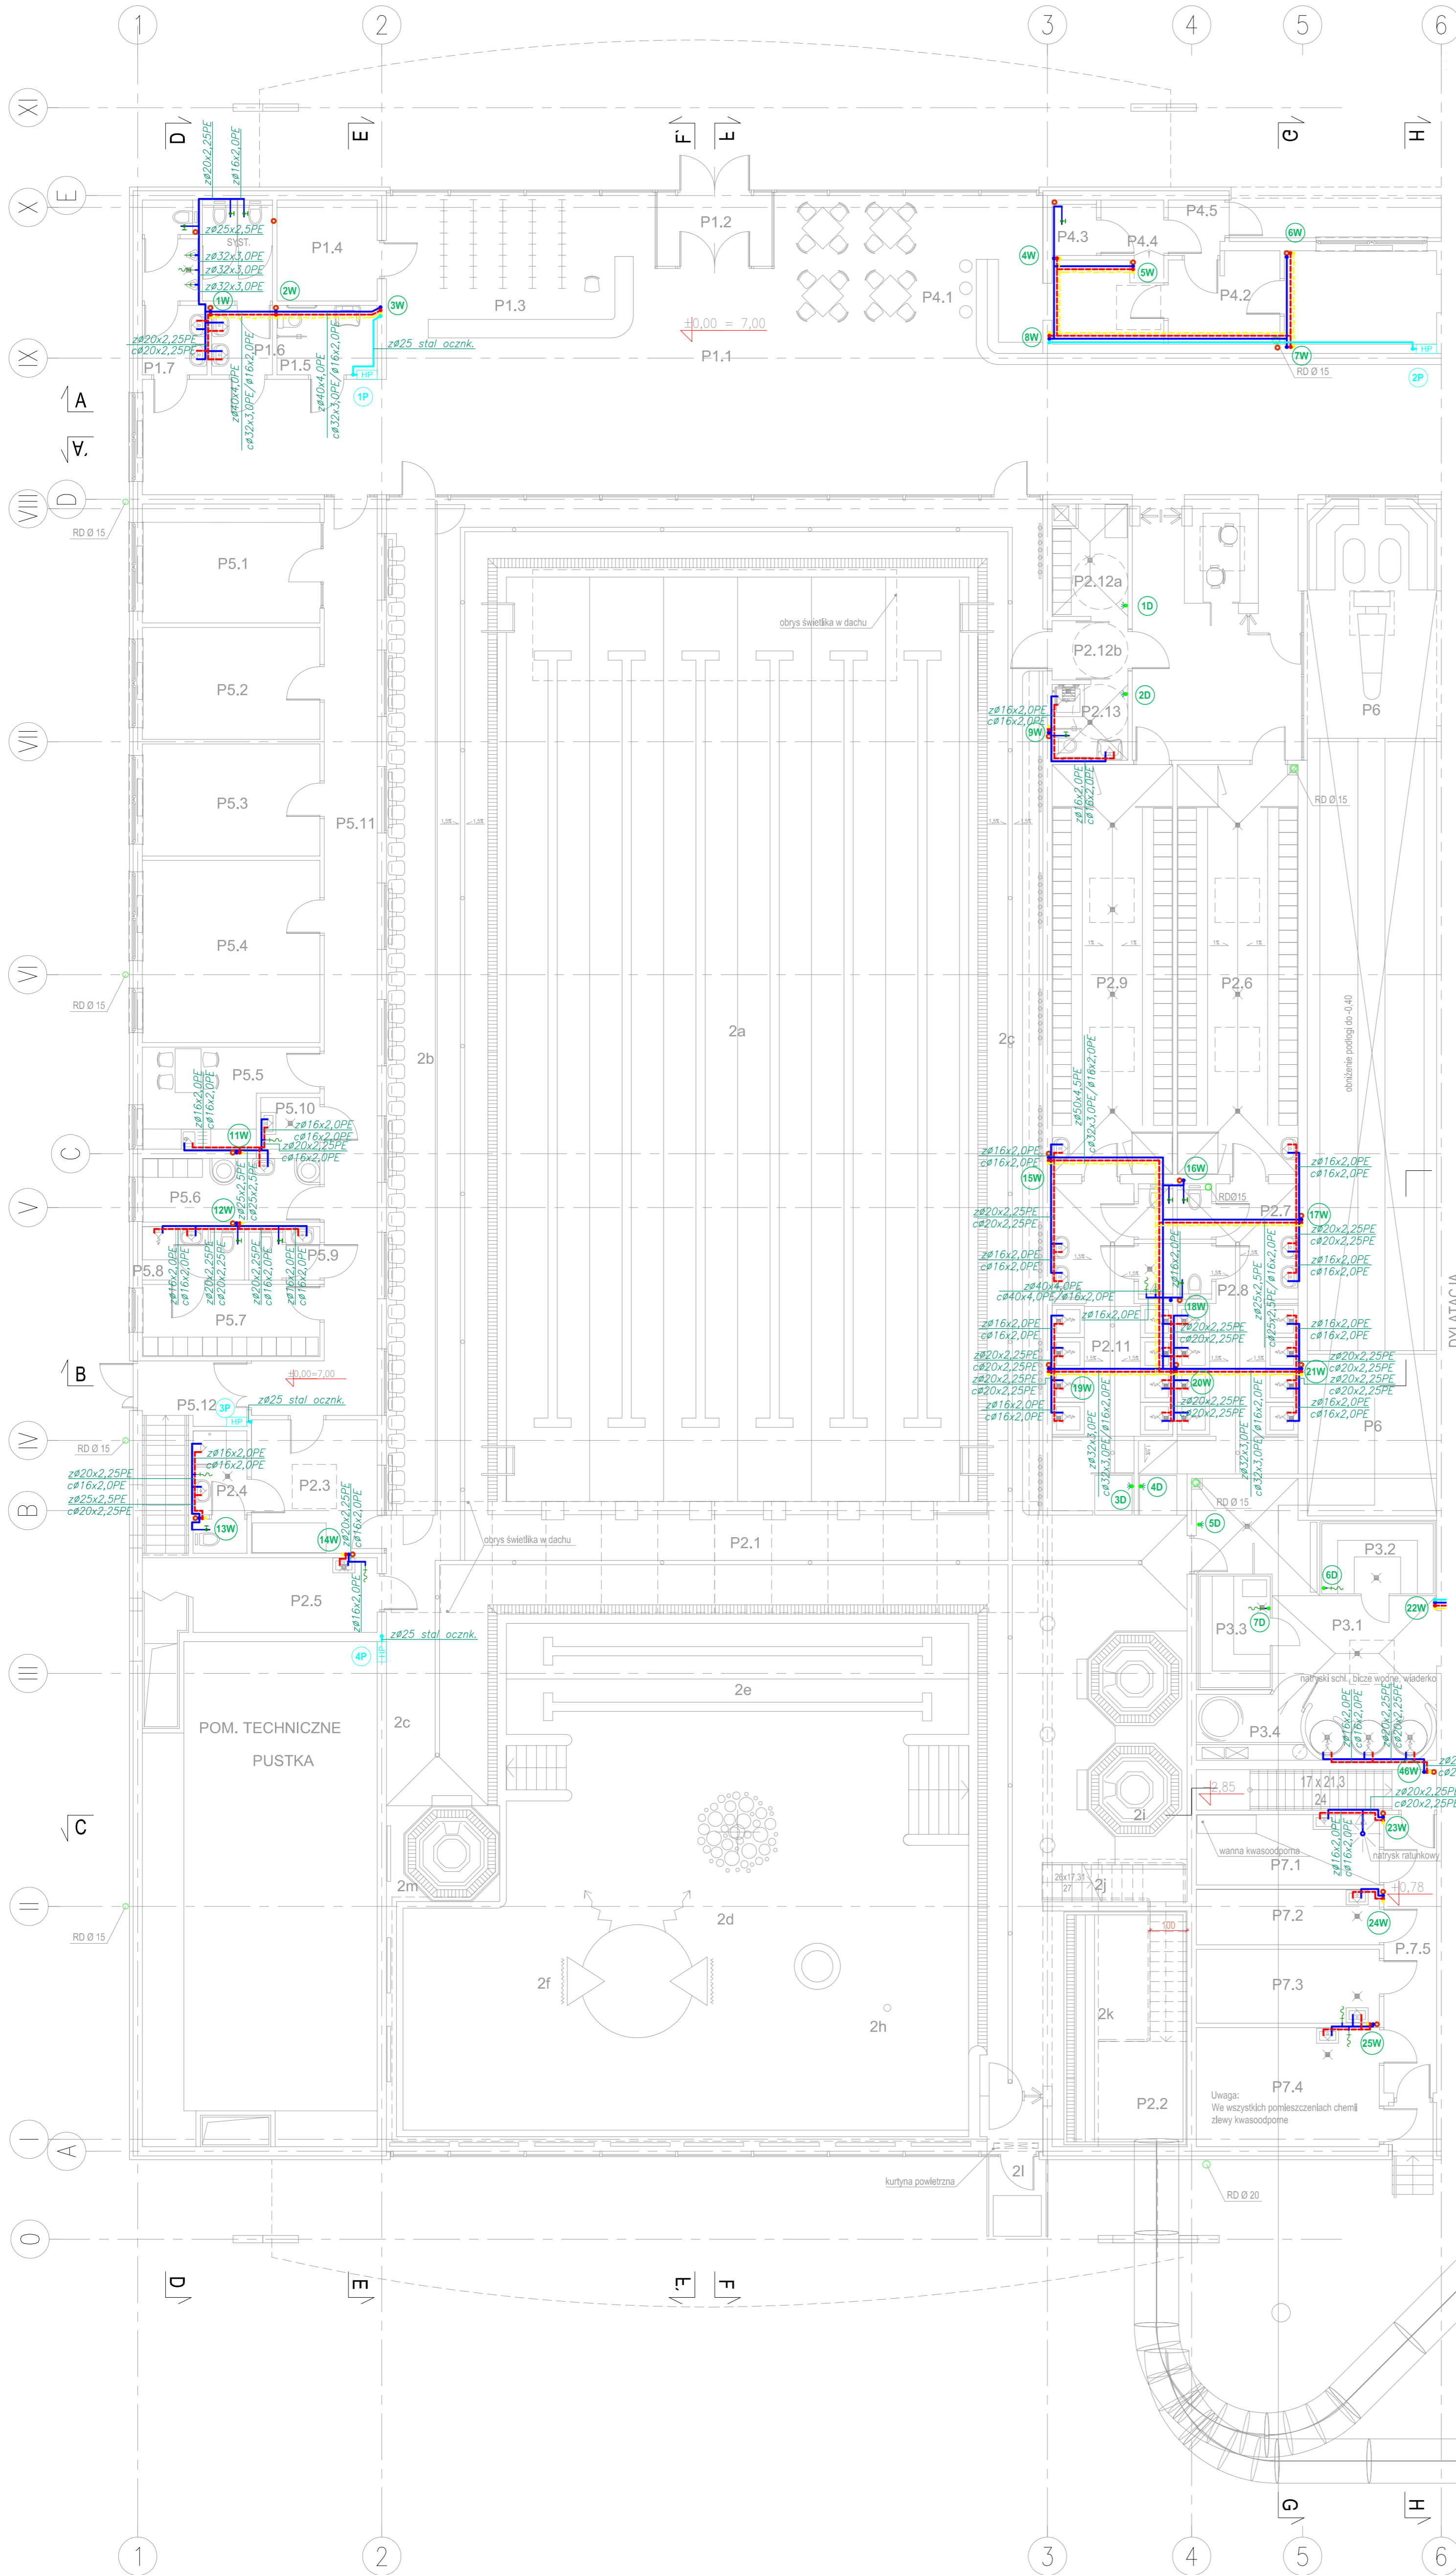

PAWEŁ TIEPŁOW - PRACOWNIA PROJEKTOWA
04-502 Warszawa, ul. Osowska 27 m.5 tel: (22) 612 47 11
kom. 0-608-052-956 e-mail: tiep@wp.pl

INWESTOR:
URZĄD GMINY USTRONIE MORSKIE
ul. Bolesława Chrobrego 68 78-111 Ustronie Morskie

TEMAT:
CENTRUM SPORTOWO-REKREACYJNE
w Ustroniu Morskim ul. Wajko Polskiego

GŁÓWNY PROJEKTANT: mgr inż. EMILIA ŁASKOWSKA PCOPIS
PROJEKTANT: mgr inż. PIOTR ĆWIEK
mgr inż. PAWEŁ NOWIŃSKI
SPRAWDZIŁ: mgr inż. PIOTR SKRZYPEK

BRANŻA: INSTALACJE SANITARNE DATA: 06.2006
FAZA: PROJEKT BUDOWLANY SKALA: 1 : 100
NAZWA RYSUNKU: RZUT PARTERU INSTALACJA WOD.-KAN. NR RYSUNKU: 1