


**ETAP I**  
**RZUT PIWNICY - INSTALACJA**  
**WODOCIĄGOWA**  
**SKALA 1:100**

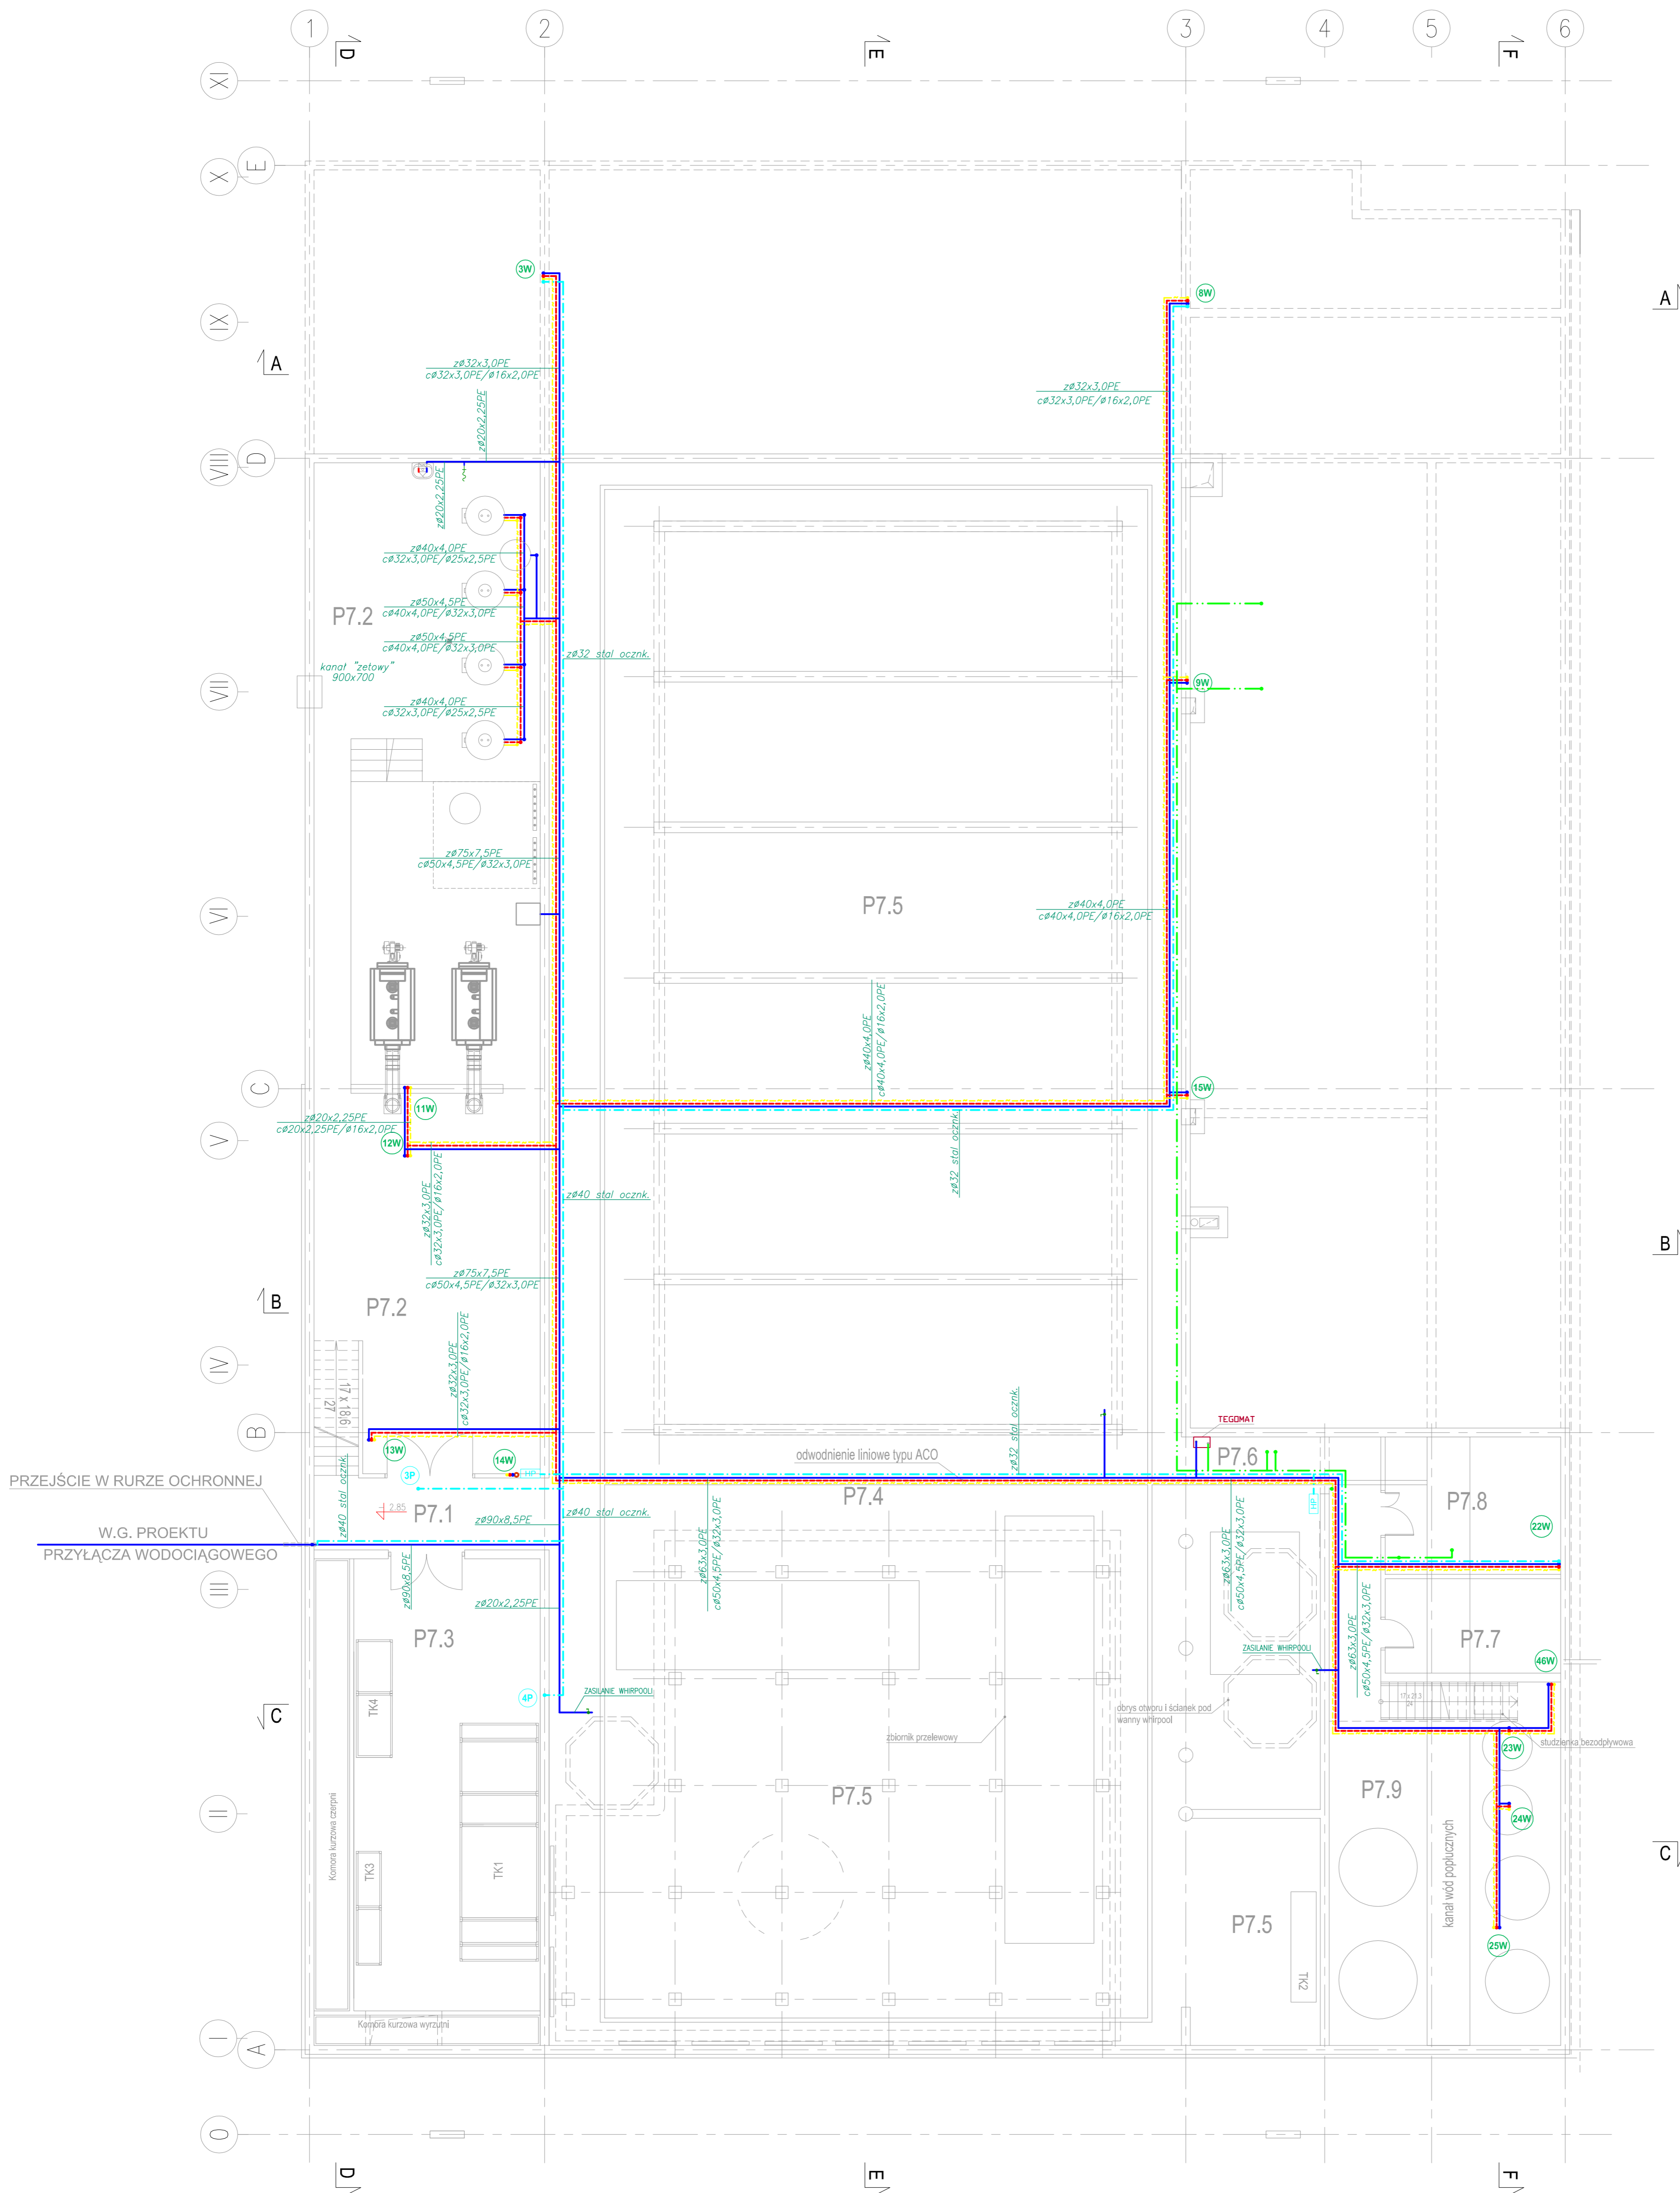

PRZEJŚCIE W RURZE OCHRONNEJ  
W.G. PROJEKTU  
PRZYŁĄCZA WODOCIĄGOWEGO

- LEGENDA:**
- PRZEWODY INSTALACJI WODY ZIMNEJ;
  - PRZEWODY INSTALACJI WODY CIEPŁEJ;
  - PRZEWODY INSTALACJI WODY CYRKULACYJNEJ;
  - PRZEWODY INSTALACJI P.POŻ.
  - PRZEWODY INSTALACJI WODY DEZYNFEKCYJNEJ;
  - 2TW — PION INSTALACJI WODOCIĄGOWEJ;
  - 6P — PION INSTALACJI PRZECIW POŻAROWEJ;

**ZESTAWIENIE POMIESZCZEŃ - PODZIEMIE**  
występujące tylko w części basenowej

L.P.	Zespół funkcjonalny, nazwa pomieszczenia	P.U. (m <sup>2</sup> )	posadzka	ściany	sufit	wys.pom. (m)
<b>P.7 ZESPÓŁ TECHNICZNY</b> 608,55						
P.7.1	KOMUNIKACJA	13,45	G	Tc	Tc	-
P.7.2	KOTŁOWNIA	173,15	B	Tc	Tc	-
P.7.3	WENTYLATORNIA	88,80	B	Tc	Tc	-
P.7.4	PODBASENIE	220,95	B	Tc	Tc	-
P.7.5	PODBASENIE NIEUŻYTKOWE	622,95	-	B	Tc	Tc
P.7.6	KOMUNIKACJA	16,25	B	Tc	Tc	-
P.7.7	KROZIDZIAŁNIA ELEKTRYCZNA	13,10	B	Tc	Tc	-
P.7.8	WĘZEL C.O. dla 11 izb	18,55	B	Tc	Tc	-
P.7.9	STACJA UZDATNIANIA WODY	66,30	B	Tc	Tc	-

**PAWEŁ TIEPŁOW - PRACOWNIA PROJEKTOWA**  
04-302 Warszawa, ul. Osowska 27 m.5 tel: (22) 612 41 11  
kom. 0-608-052-956 e-mail: tiep@wp.pl

**INWESTOR:**  
**URZĄD GMINY USTRONIE MORSKIE**  
ul. Bolesława Chrobrego 68 78-111 Ustronie Morskie

**TEMAT:**  
**CENTRUM SPORTOWO-REKREACYJNE**  
w Ustroniu Morskim ul. Wojska Polskiego

**GŁÓWNY PROJEKTANT:** mgr inż. EMILIA ŁASKOWSKA PCOPIS  
**PROJEKTANT:** mgr inż. PIOTR ĆWIEK  
**SPRAWDZĄCY:** mgr inż. PAWEŁ NOWIŃSKI  
**BRANŻA:** INSTALACJE SANITARNE DATA: 06.2006  
**FAZA:** PROJEKT BUDOWLANY SKALA: 1 : 100  
**NAZWA RYSUNKU:** RZUT PODBASENIA INSTALACJA WODOCIĄGOWA NR RYSUNKU: 2