


ETAP2-HALA SPORTOWA

RZUT PIĘTRA

skala 1:100

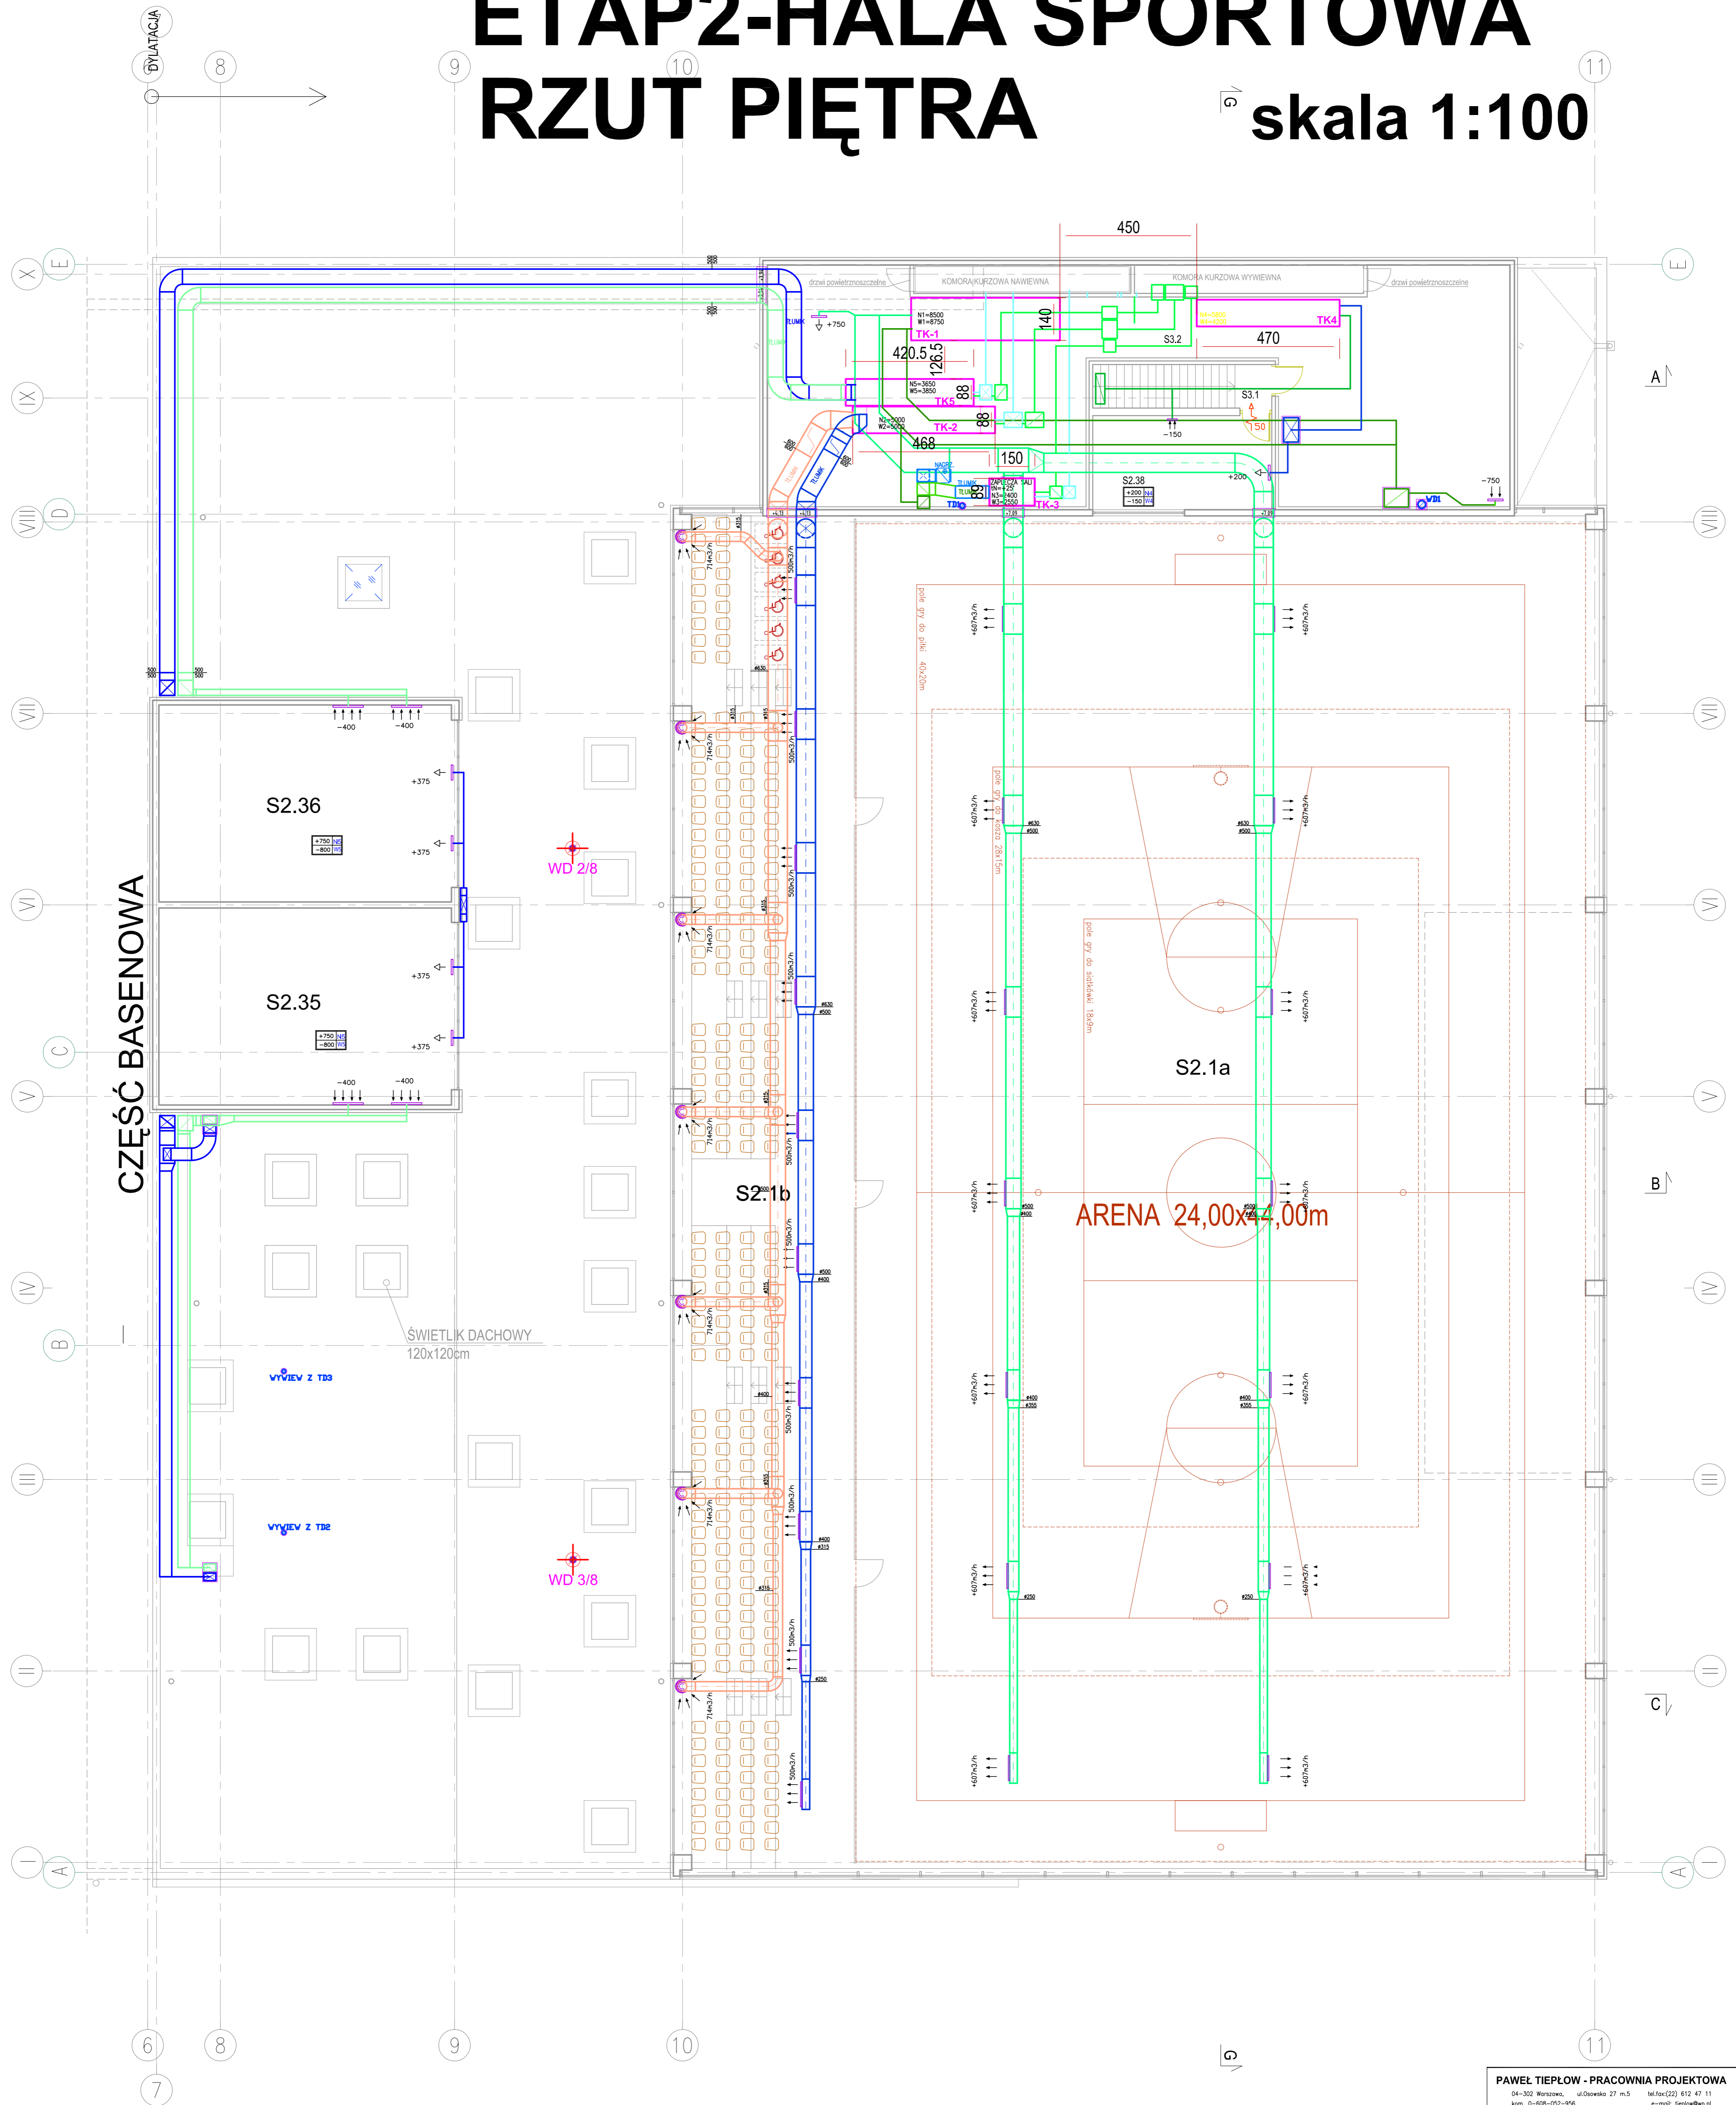

ZESTAWIENIE POMIESZCZEŃ HALA SPORTOWA - PIĘTRO

L.P.	Zespół funkcjonalny, nazwa pomieszczenia	P.U. [m ²]	posadzki	ściany	sufit	wys.com [m]
S.2	ZESPÓŁ SPORTOWY	497,75				
S.2.38	REŻYSERKA	16,25	Wd	Tc	Tc	3,00
S.2.1a	HALA SPORTOWA, ARENA					
S.2.1b	TRIBUNA + KOMUNIKACJA					
S.2.35	SQUASH					
S.2.36	SQUASH					
S.3	ZESPÓŁ TECHNICZNY	173,75				
S.3.1	KOMUNIKACJA	8,40	G	Tc	Tc	-
S.3.2	WENTYLATORNIA	165,35	B	Tc	-	-

PAWEŁ TIEPŁOW - PRACOWNIA PROJEKTOWA 04-302 Warszawa, ul. Osowska 27 m.5 tel: 602 612 47 11 kam. 0-608-052-956 e-mail: tiep@wp.pl	
INWESTOR: URZĄD GMINY USTRONIE MORSKIE ul. Botelewiego Chłopski 68 78-111 Ustronie Morskie	
Tytuł: CENTRUM SPORTOWO-REKREACYJNE w Ustroniu Morskim ul. Wojska Polskiego	
GŁÓWNY PROJEKTANT: mgr.inż. Emilia Łaskowska PROJEKTANT: Piotr Bunia	
SPRAWDZĄCY: mgr.inż. Piotr Skrzypek	
BRANŻA: INSTALACJE WENTYLACJI MECHANICZNEJ	DATA: 06.2006
FAZA: PROJEKT BUDOWLANY	SKALA: 1 : 100
NAZWA RYSUNKU: RZUT PIĘTRA WENTYLACJA MECHANICZNA	NR. RYSUNKU: 3