


**ETAP I**  
**RZUT PIWNICY - INSTALACJA**  
**KANALIZACYJNA**  
**SKALA 1:100**

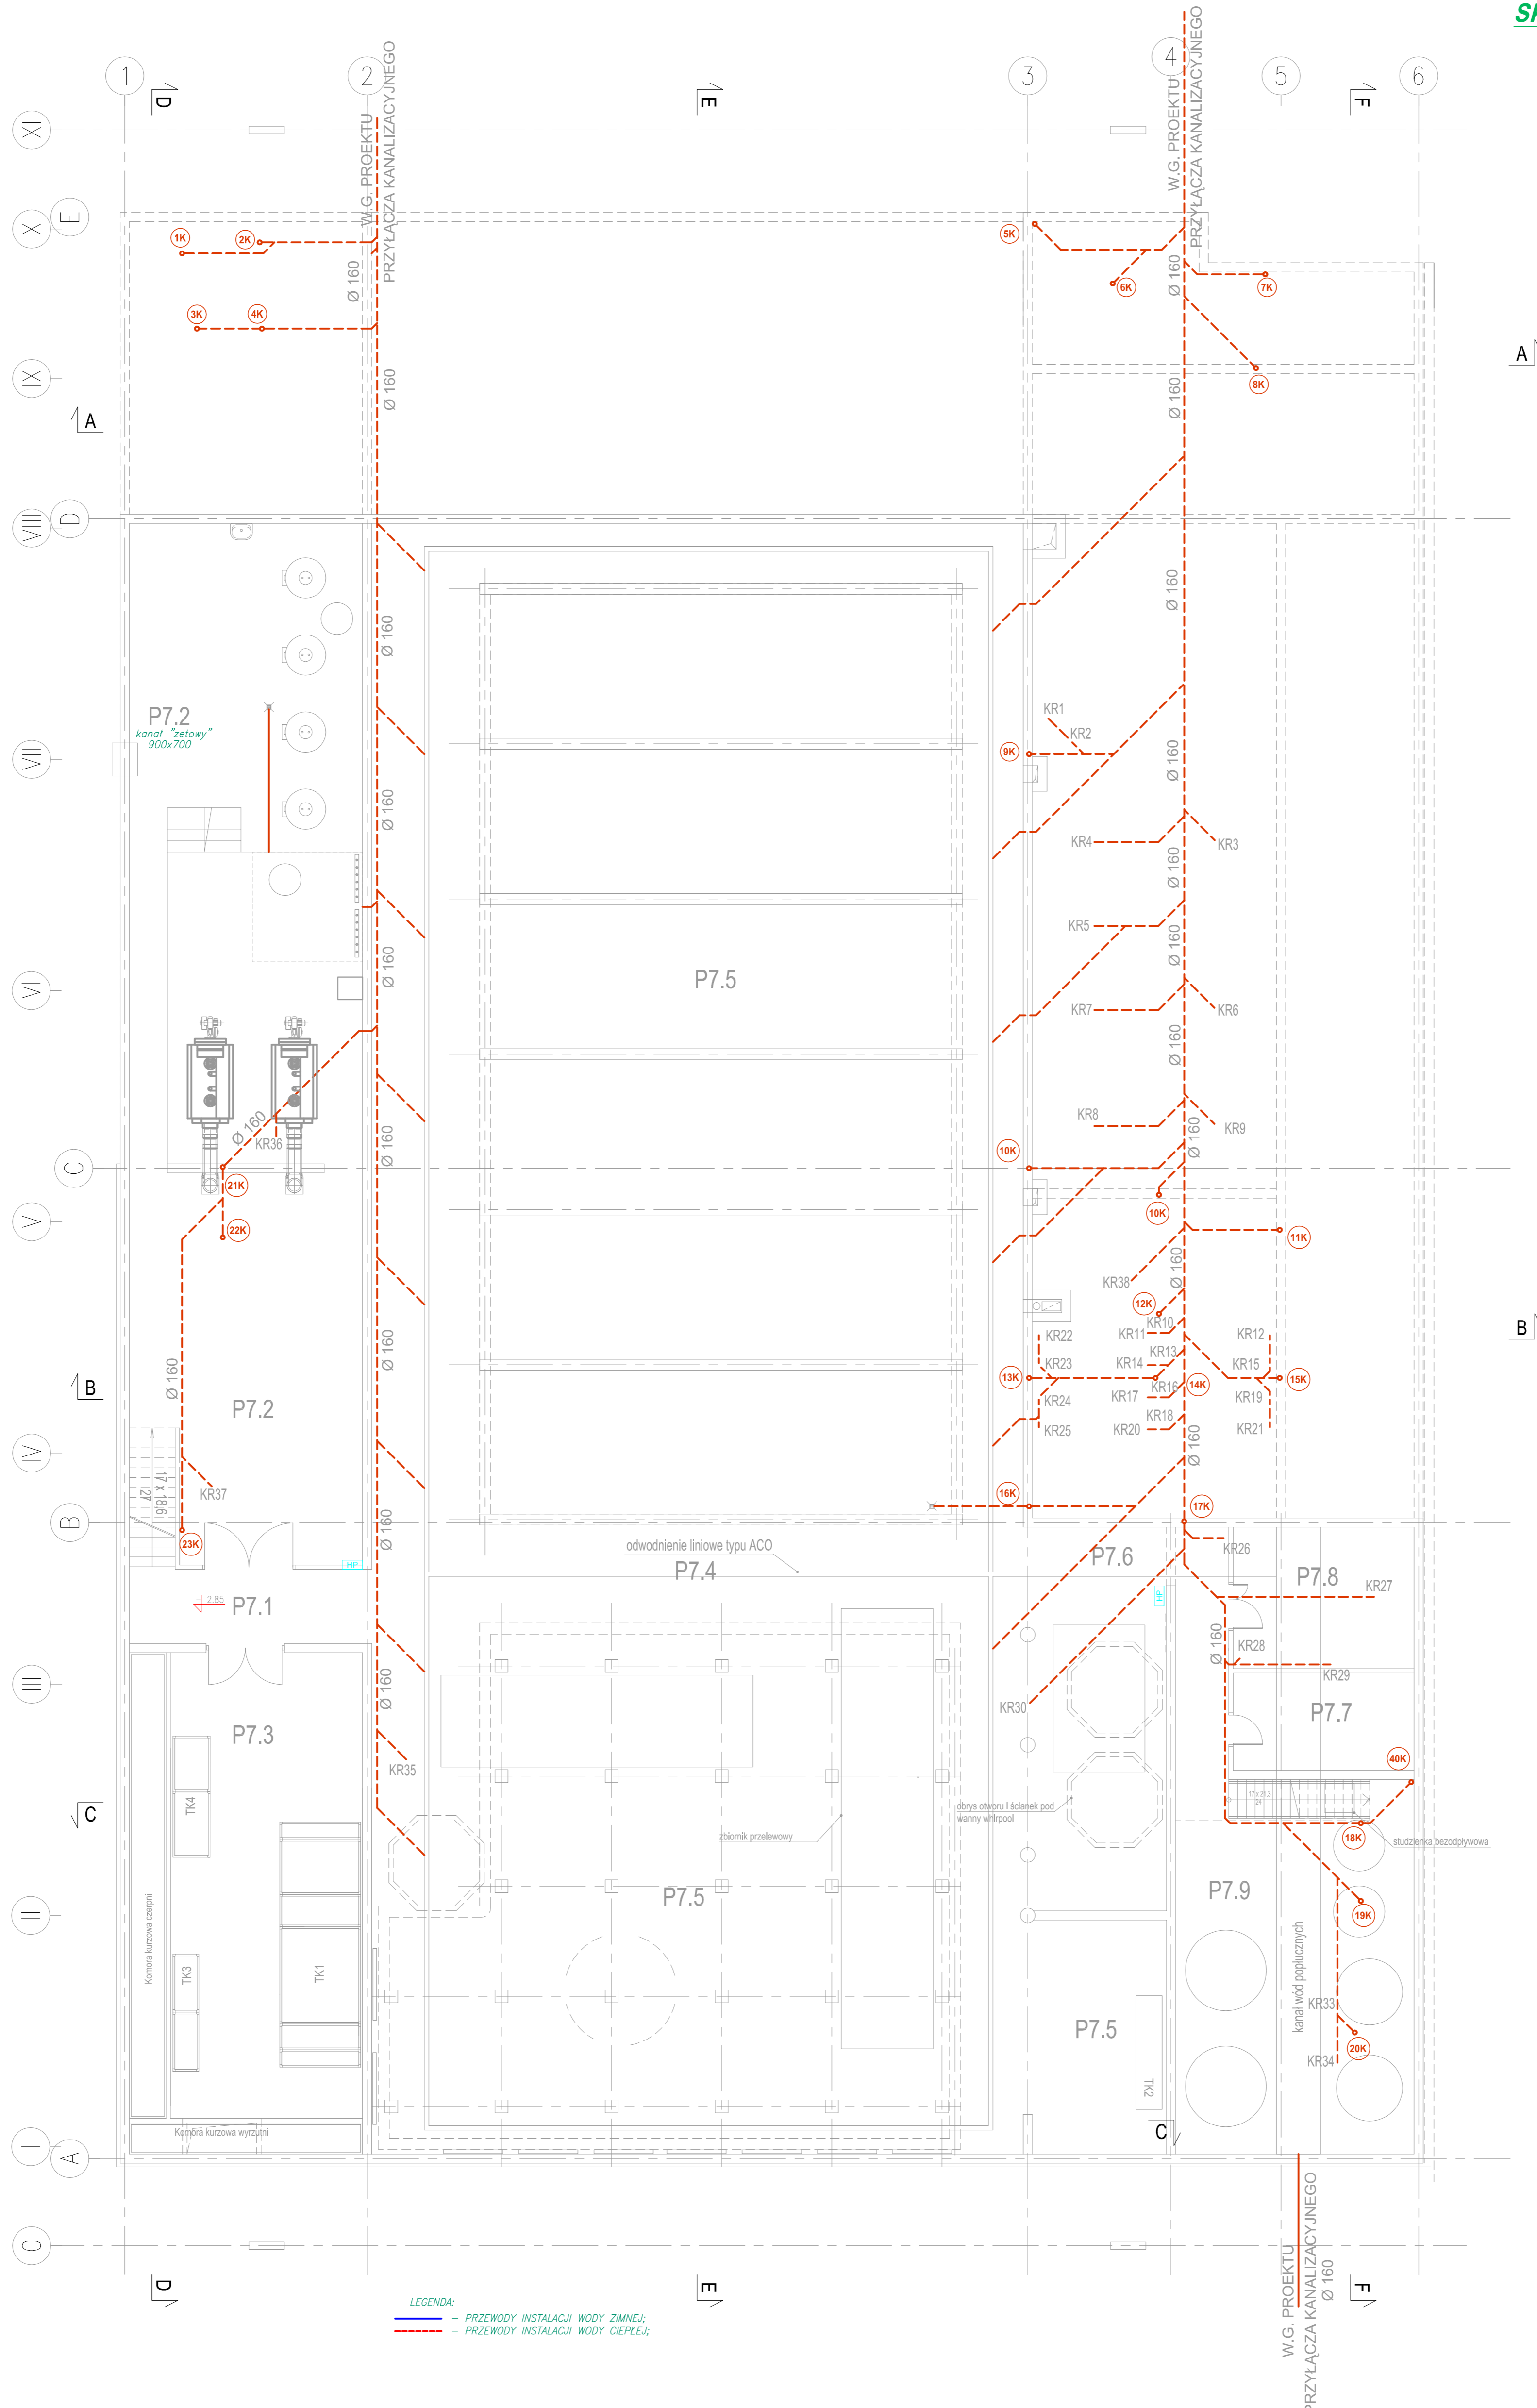

**ZESTAWIENIE POMIESZCZEŃ - PODZIEMIE**  
występujące tylko w części basenowej

| L.P.                  | Zespół funkcjonalny, nazwa pomieszczenia | P.U. (m <sup>2</sup> ) | posadzka | ściany | sufit | wys.pom. (m) |
|-----------------------|--|------------------------|----------|--------|-------|--------------|
| P.7 ZESPÓŁ TECHNICZNY |  | 608,55                 |          |        |       |              |
| P.7.1                 | KOMUNIKACJA                              | 13,45                  | G        | Tc     | Tc    | -            |
| P.7.2                 | KOTŁOWNIA                                | 173,15                 | B        | Tc     | Tc    | -            |
| P.7.3                 | WENTYLATORNIA                            | 88,80                  | B        | Tc     | Tc    | -            |
| P.7.4                 | PODBASENIE                               | 220,95                 | B        | Tc     | Tc    | -            |
| P.7.5                 | PODBASENIE NIEUŻYTKOWE                   | 622,95                 | -        | B      | Tc    | Tc           |
| P.7.6                 | KOMUNIKACJA                              | 16,25                  | B        | Tc     | Tc    | -            |
| P.7.7                 | ROZDZIELNIA ELEKTRYCZNA                  | 13,10                  | B        | Tc     | Tc    | -            |
| P.7.8                 | WEZEŁ C.O. dla 11 łazienek               | 18,55                  | B        | Tc     | Tc    | -            |
| P.7.9                 | STACJA UZDATNIANIA WODY                  | 66,30                  | B        | Tc     | Tc    | -            |

**PAWEŁ TIEPŁOW - PRACOWNIA PROJEKTOWA**  
04-502 Warszawa, ul. Osowska 27 m.5 tel: (22) 612 47 11  
kom. 0-608-052-956 e-mail: tiep@wp.pl

**INWESTOR:**  
**URZĄD GMINY USTRONIE MORSKIE**  
ul. Bolesława Chrobrego 68 78-111 Ustronie Morskie

**TEMAT:**  
**CENTRUM SPORTOWO-REKREACYJNE**  
w Ustroniu Morskim ul. Wojska Polskiego

**GŁÓWNY PROJEKTANT:** mgr inż. EMILIA ŁASKOWSKA PCOPIS  
**PROJEKTANT:** mgr inż. PIOTR ĆWIEK  
**mgr inż. PAWEŁ NOWIŃSKI**  
**SPRAWDZICZKA:** mgr inż. PIOTR SKRZYPEK

**BRANŻA:** INSTALACJE SANITARNE **DATA:** 06.2006  
**FAZA:** PROJEKT BUDOWLANY **SKALA:** 1 : 100

**NAZWA RYSUNKU:** **RZUT PODBASENIA** **NR RYSUNKU:** 3  
**INSTALACJA KANALIZACYJNA**