


# USTRONIE MORSKIE


## ETAP 1 - ZESPÓŁ BASENOWY

### WENTYLACJA MECHANICZNA

#### PRZEKROJE 1-1, 2-2 skala 1:50

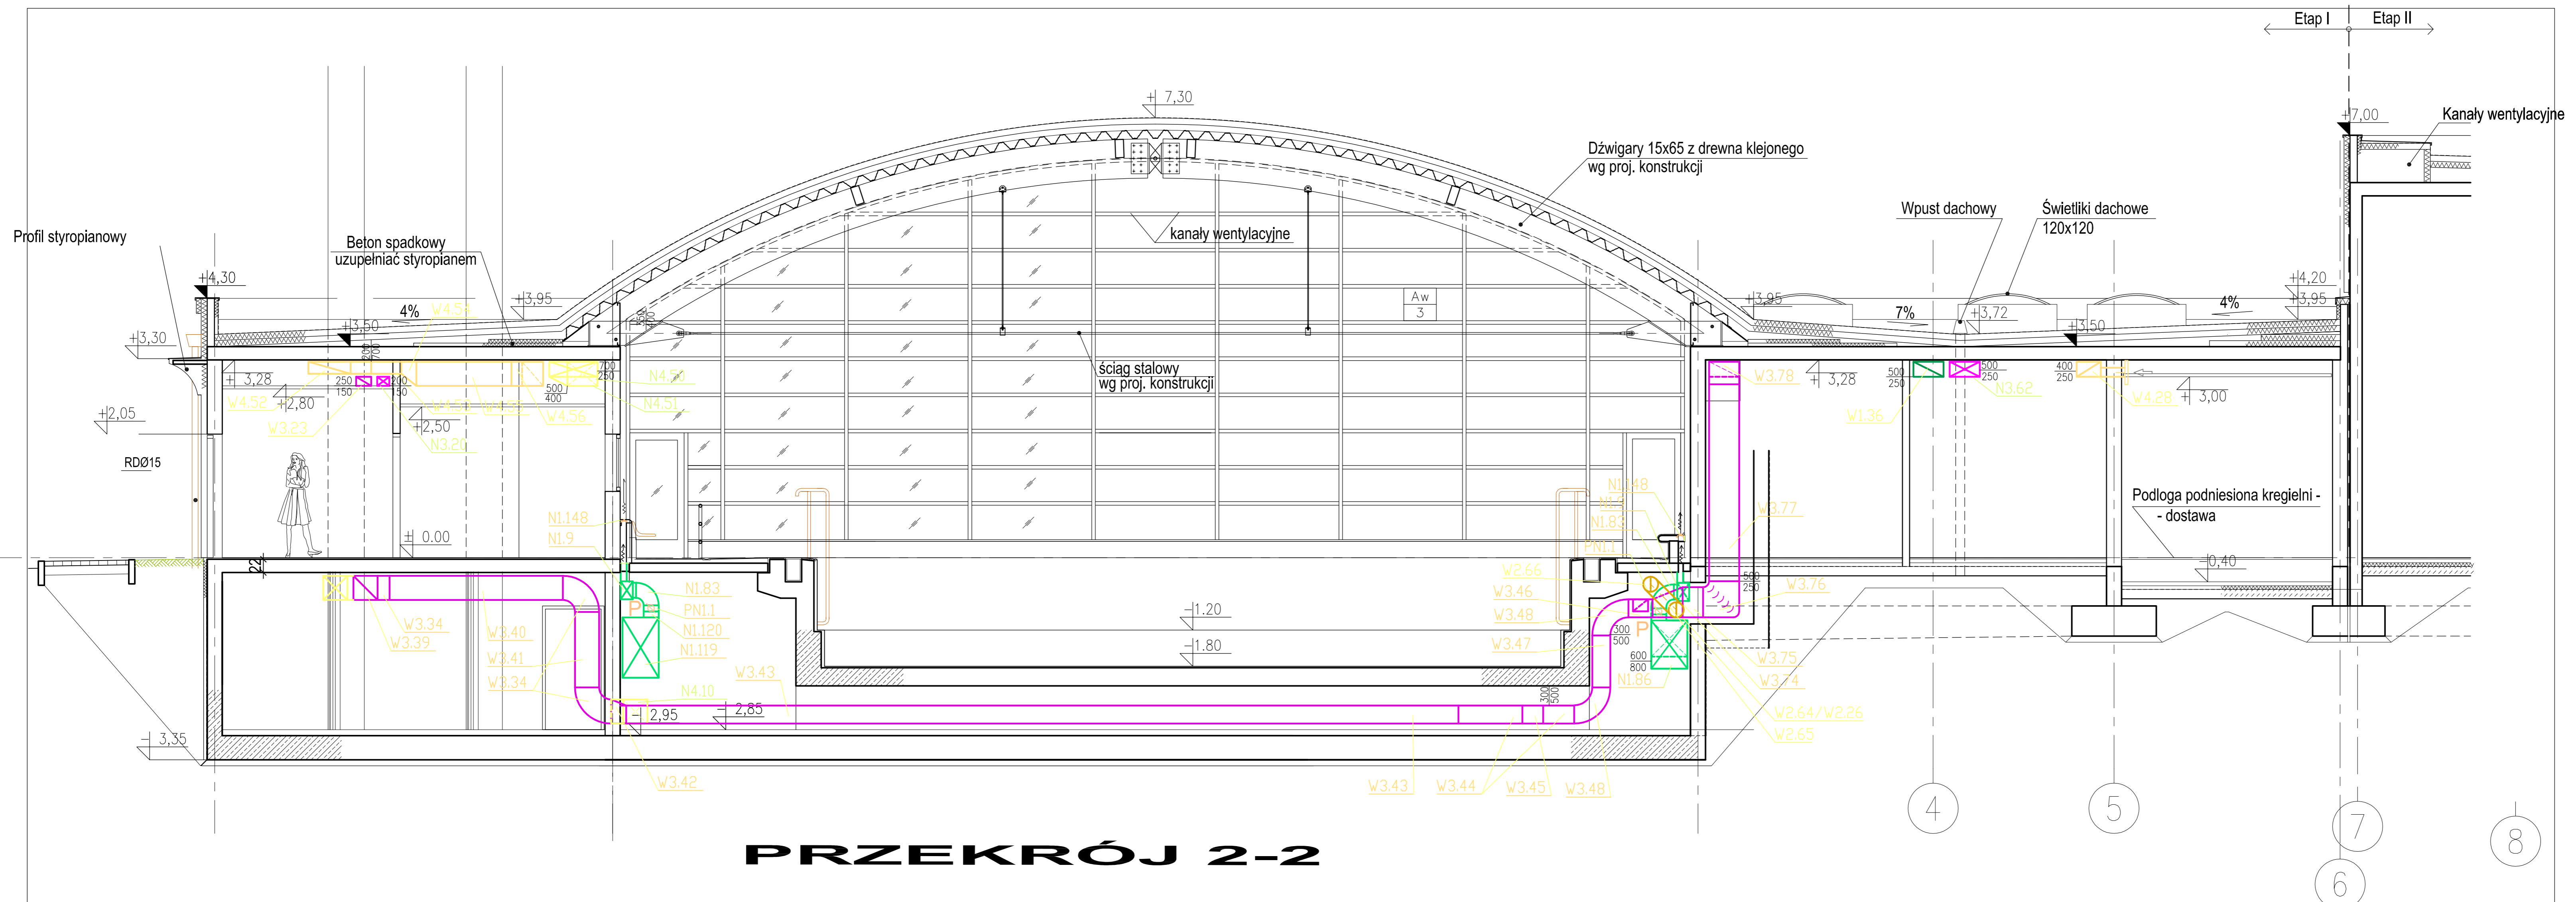

**PRZEKRÓJ 2-2**

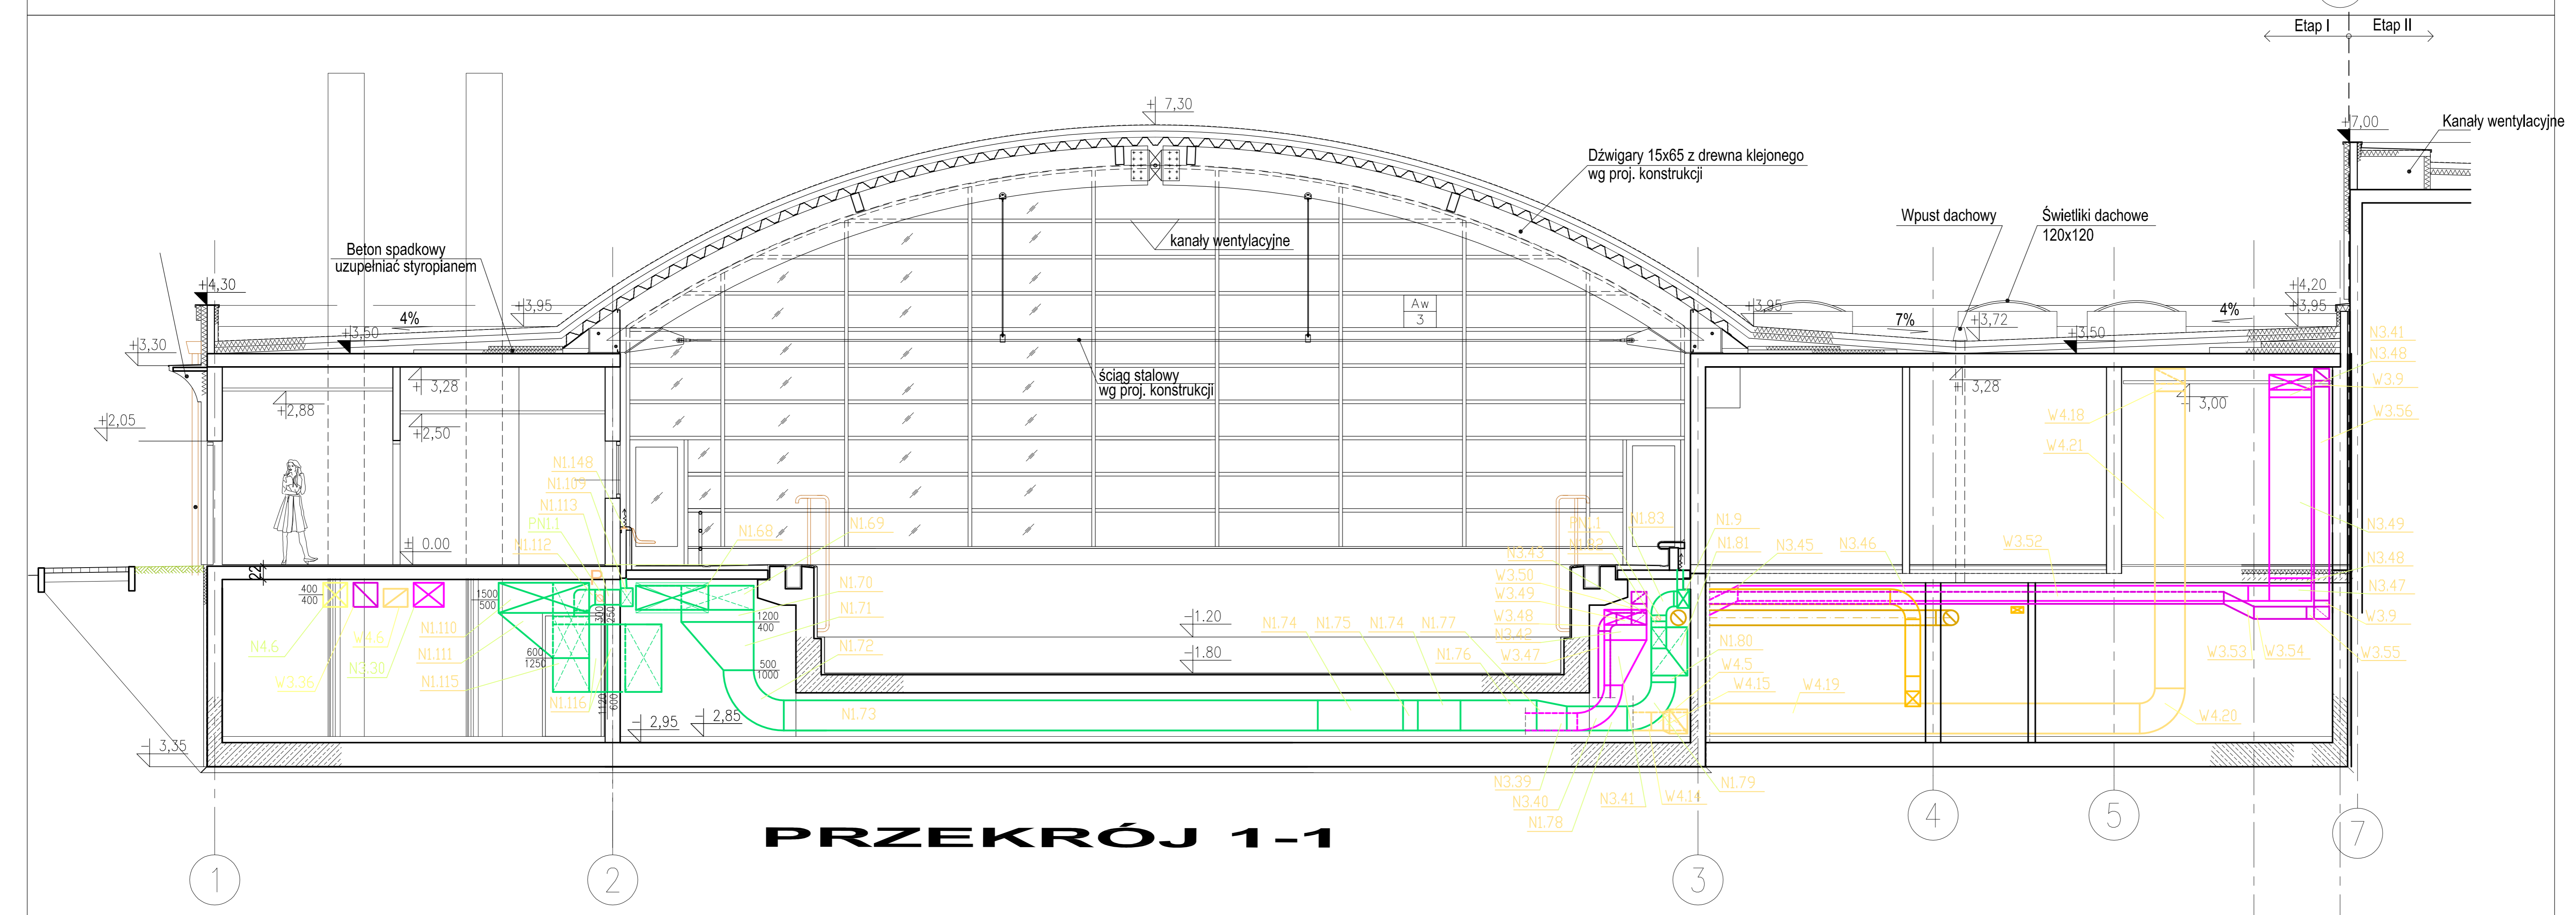

**PRZEKRÓJ 1-1**

PAWEŁ TIEPŁOW - PRACOWNIA PROJEKTOWA 04-302 Warszawa, ul. Dworków 27 m.3 tel.60223 812 47 11 fax: 0-602-252-058 e-mail: tiep@wp.pl			
INWESTOR: <b>URZĄD GMINY USTRONIE MORSKIE</b> ul. Białobłota Orłowski 88 78-111 Ustronie Morskie			
ZAMÓWIENIE: <b>CENTRUM SPORTOWO-REKREACYJNE</b> w Ustroniu Morskim ul. Wojska Polskiego <b>ETAP I - ZESPÓŁ BASENOWY</b>			
UCIĄGNIĘTY PRZEPROJEKTOWAŁ: mgr inż. Emilia Łoskowska			
PROJEKTOWAŁ: Piotr Bunia			
SPRACOWAŁ: mgr inż. Piotr Skrzypek			
DATA: 09.2006			
FAZA: PROJEKT WYKONAWCZY			
SKALA: 1 : 50			
NAZWA RYSUNKU: <b>PRZEKROJE</b> WENTYLACJA MECHANICZNA			
NR RYSUNKU: <b>4</b>			