



# USTRONIE MORSKIE ETAP 1 - ZESPÓŁ BASENOWY

WENTYLACJA MECHANICZNA  
skala 1:50

PRZEKROJE 3-3, 3'-3'

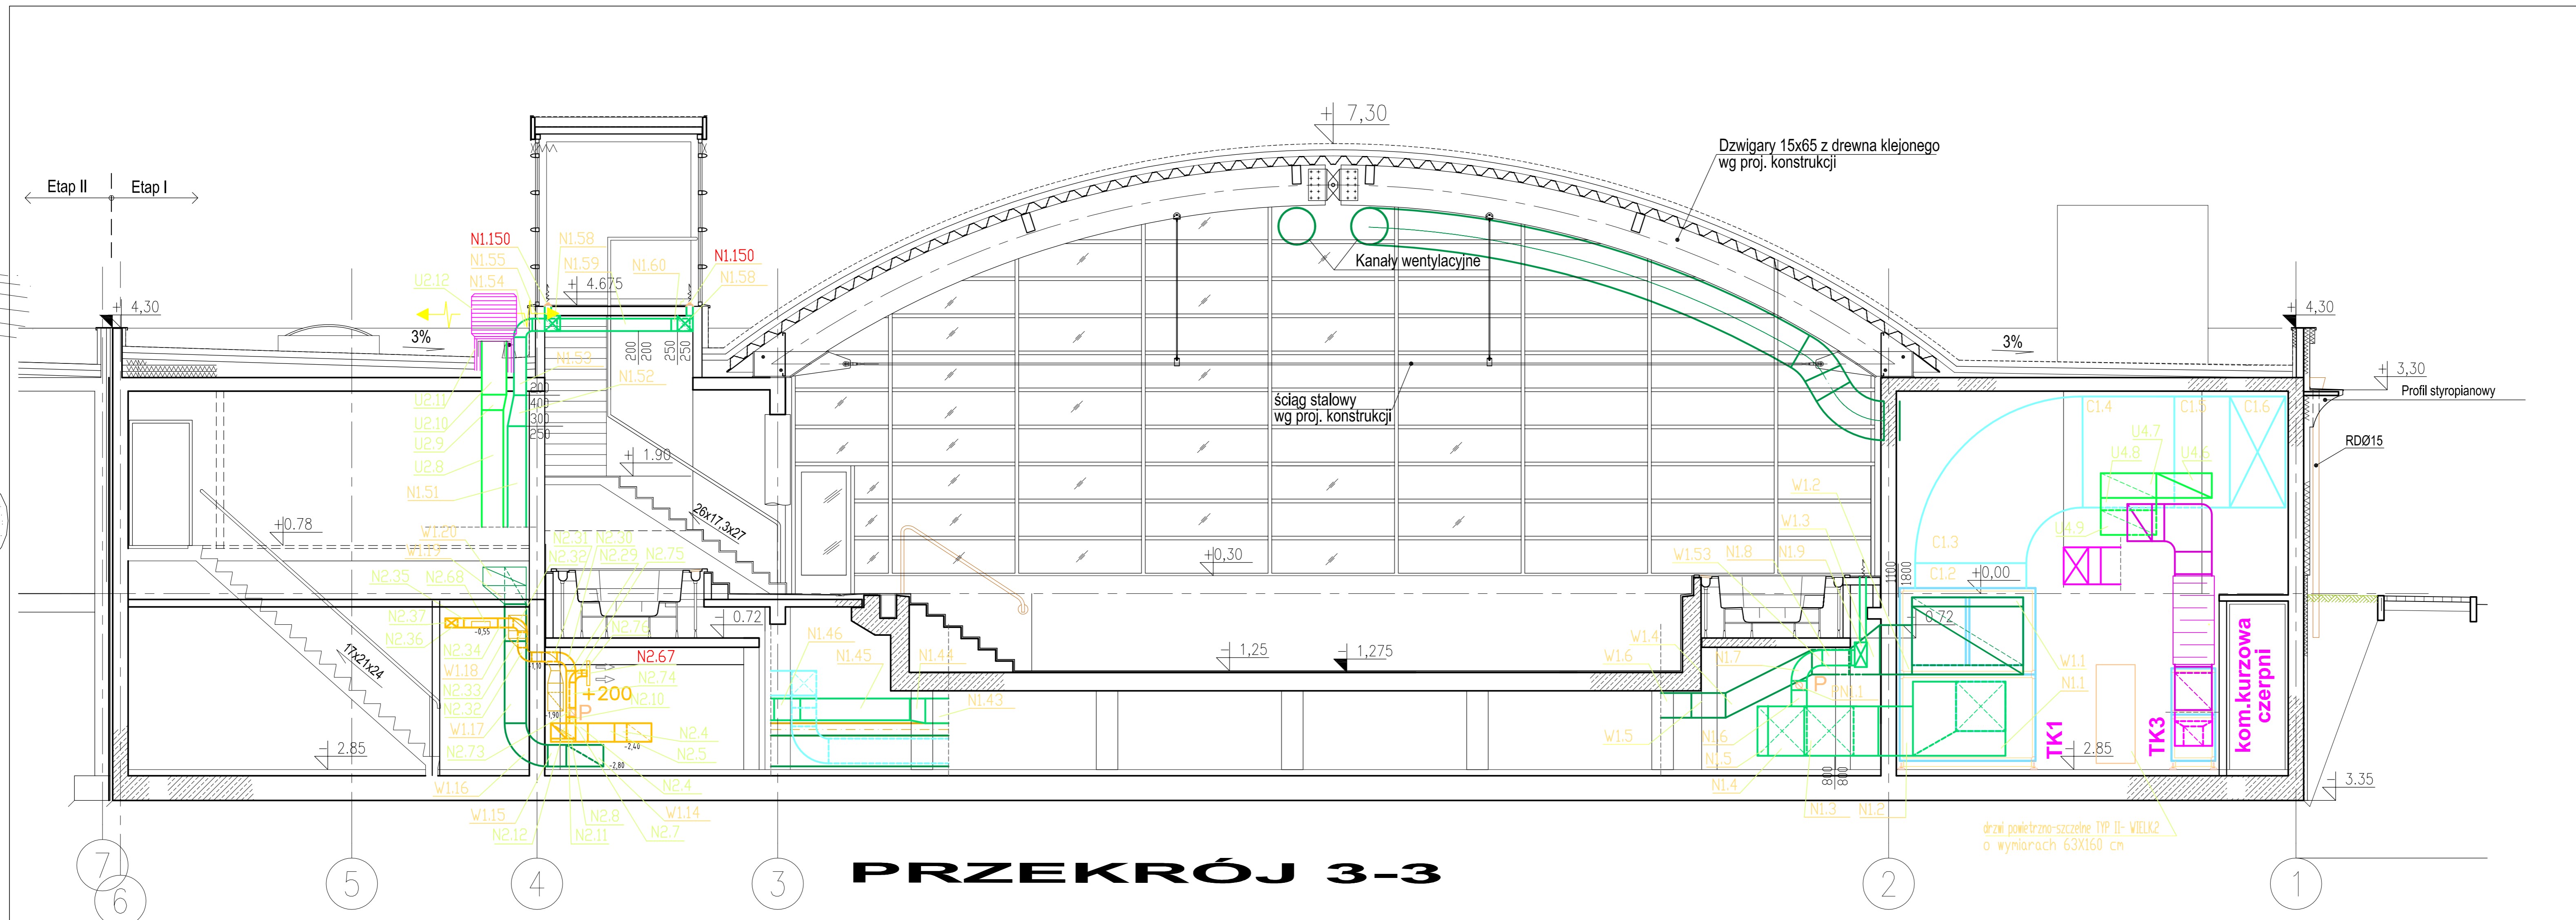

PRZEKRÓJ 3-3

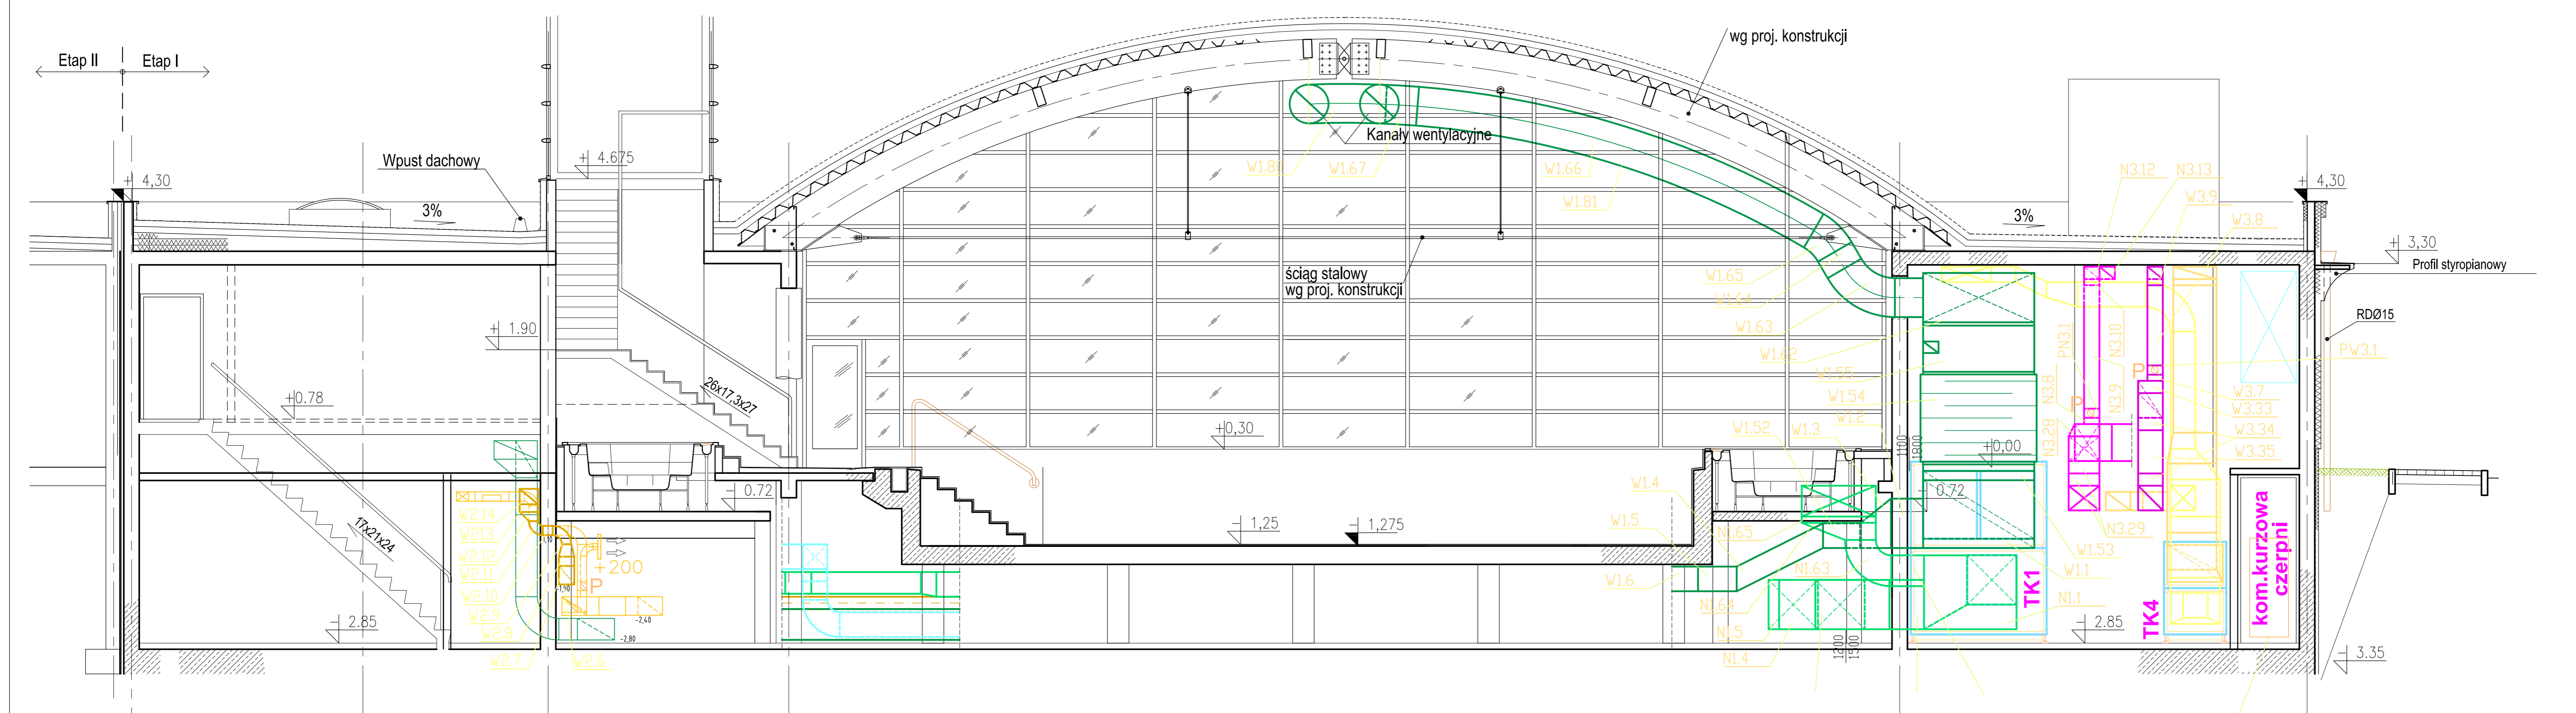

PRZEKRÓJ 3'-3'

PAWEŁ TIEPŁOW - PRACOWNIA PROJEKTOWA 04-302 Warszawa, ul. Dworków 27 m.5, tel. (22) 812 47 11 kom. 0-602-022-028, e-mail: tiep@wp.pl	
INWESTOR: URZĄD GMINY USTRONIE MORSKIE ul. Białobłota Chłopski 88, 78-111 Ustronie Morskie	
ZAMÓWNIENIE: CENTRUM SPORTOWO-REKREACYJNE w Ustroniu Morskim ETAP I - ZESPÓŁ BASENOWY	
UCIĄGNIĘTY PRZEPROJEKTOWAŁ: mgr inż. Emilia Łoskowska	
PROJEKTOWAŁ: Piotr Bunia	
SPRACOWAŁ: mgr inż. Piotr Skrzypek	
DATA: 09.2006	
FAZA: PROJEKT WYKONAWCZY	
SKALA: 1 : 50	
LĄCZNA LICYTACJA: WENTYLACJA MECHANICZNA	
LĄCZNA LICYTACJA: 5	