


# ETAP1-PAWILON

## RZUT parteru

### skala 1:100

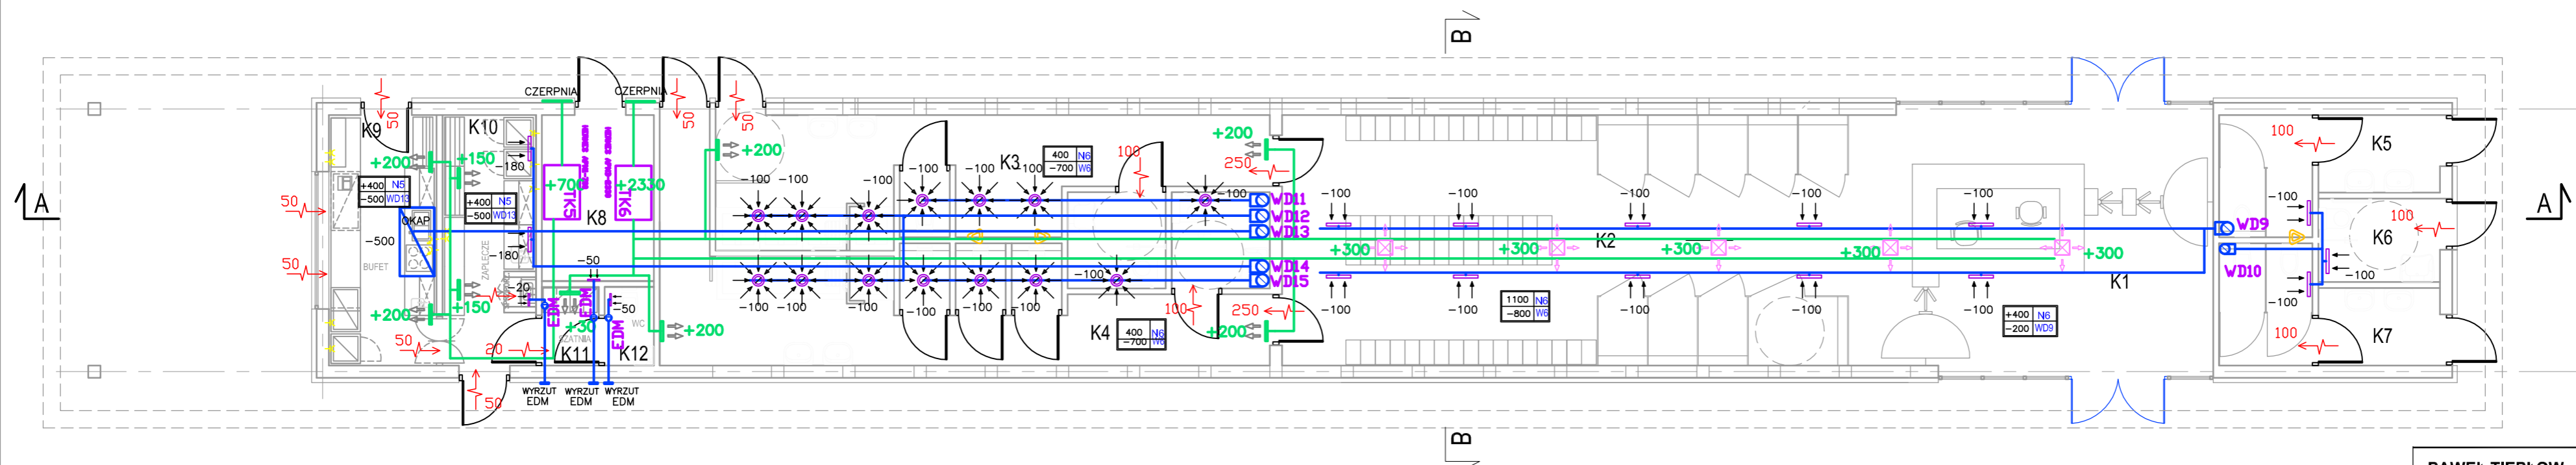

## ZESTAWIENIE POMIESZCZEŃ KĄPIELISKO - PAWILON

L.P.	Zespół funkcjonalny, nazwa pomieszczenia	P.U. [m <sup>2</sup> ]	posadzka	ściany	sufit	wys.pom. [m]
K1	HALL WEJŚCIOWY, KASY	39,40	G	Tc	Tc	3,10
K2	PRZEBIERALNIA	58,85	G	Tc	Tc	3,00
K3	ZESPÓŁ SANITARNY MĘSKI	27,05	Cb	C	Tc	3,10
K4	ZESPÓŁ SANITARNY DAMSKI	31,80	Cb	C	Tc	3,10
K5	WC MĘSKI	8,65	G	C	Tc	3,10
K6	WC DLA NIEPEŁNOSPRAWNYCH	4,20	G	C	Tc	3,10
K7	WC DAMSKI	8,65	G	C	Tc	3,10
K8	POMIESZCZENIE TECHNICZNE	7,70	G	Tc	Tc	3,10
K9	BUFET	11,20	G	C	Tc	3,10
K10	ZAPLECZA	9,70	G	C	Tc	3,10
K11	SZATNIA	1,85	G	C	Tc	3,10
K12	WC PERSONELU	1,60	G	C	Tc	3,10
RAZEM POW. UŻYTKOWA BUDYNKU		210,65				

**PAWEŁ TIEPŁOW - PRACOWNIA PROJEKTOWA**  
04-302 Warszawa, ul.Osowska 27 m.5 tel.fax:(22) 612 47 11  
kom. 0-608-052-956 e-mail: tiepłow@wp.pl

INWESTOR:

**URZĄD GMINY USTRONIE MORSKIE**  
ul. Bolestawa Chrobrego 68 78-111 Ustronie Morskie

TEMAT:

**CENTRUM SPORTOWO-REKREACYJNE**  
w Ustroniu Morskim ul. Wojska Polskiego

GLÓWNY PROJEKTANT: nr upr. KL-166/86 PODPIS  
mgr.inż Emilia Laskowska

PROJEKTANCI:

Piotr Bunia

SPRAWDZIŁ:

nr upr. KL-209/86 PODPIS  
mgr.inż Piotr Skrzypek

BRANŻA:

INSTALACJE WENTYLACJI MECHANICZNEJ DATA:  
06.2006

FAZA:

PROJEKT BUDOWLANY SKALA:  
1 : 100

NAZWA RYSUNKU: **PAWILON**  
**RZUT PARTERU**  
**WENTYLACJA MECHANICZNA**

NR RYSUNKU:

**5**