


USTRONIE MORSKIE


ETAP 1 - ZESPÓŁ BASENOWY

WENTYLACJA MECHANICZNA
skala 1:50


PRZEKROJE 3-3, 3'-3'

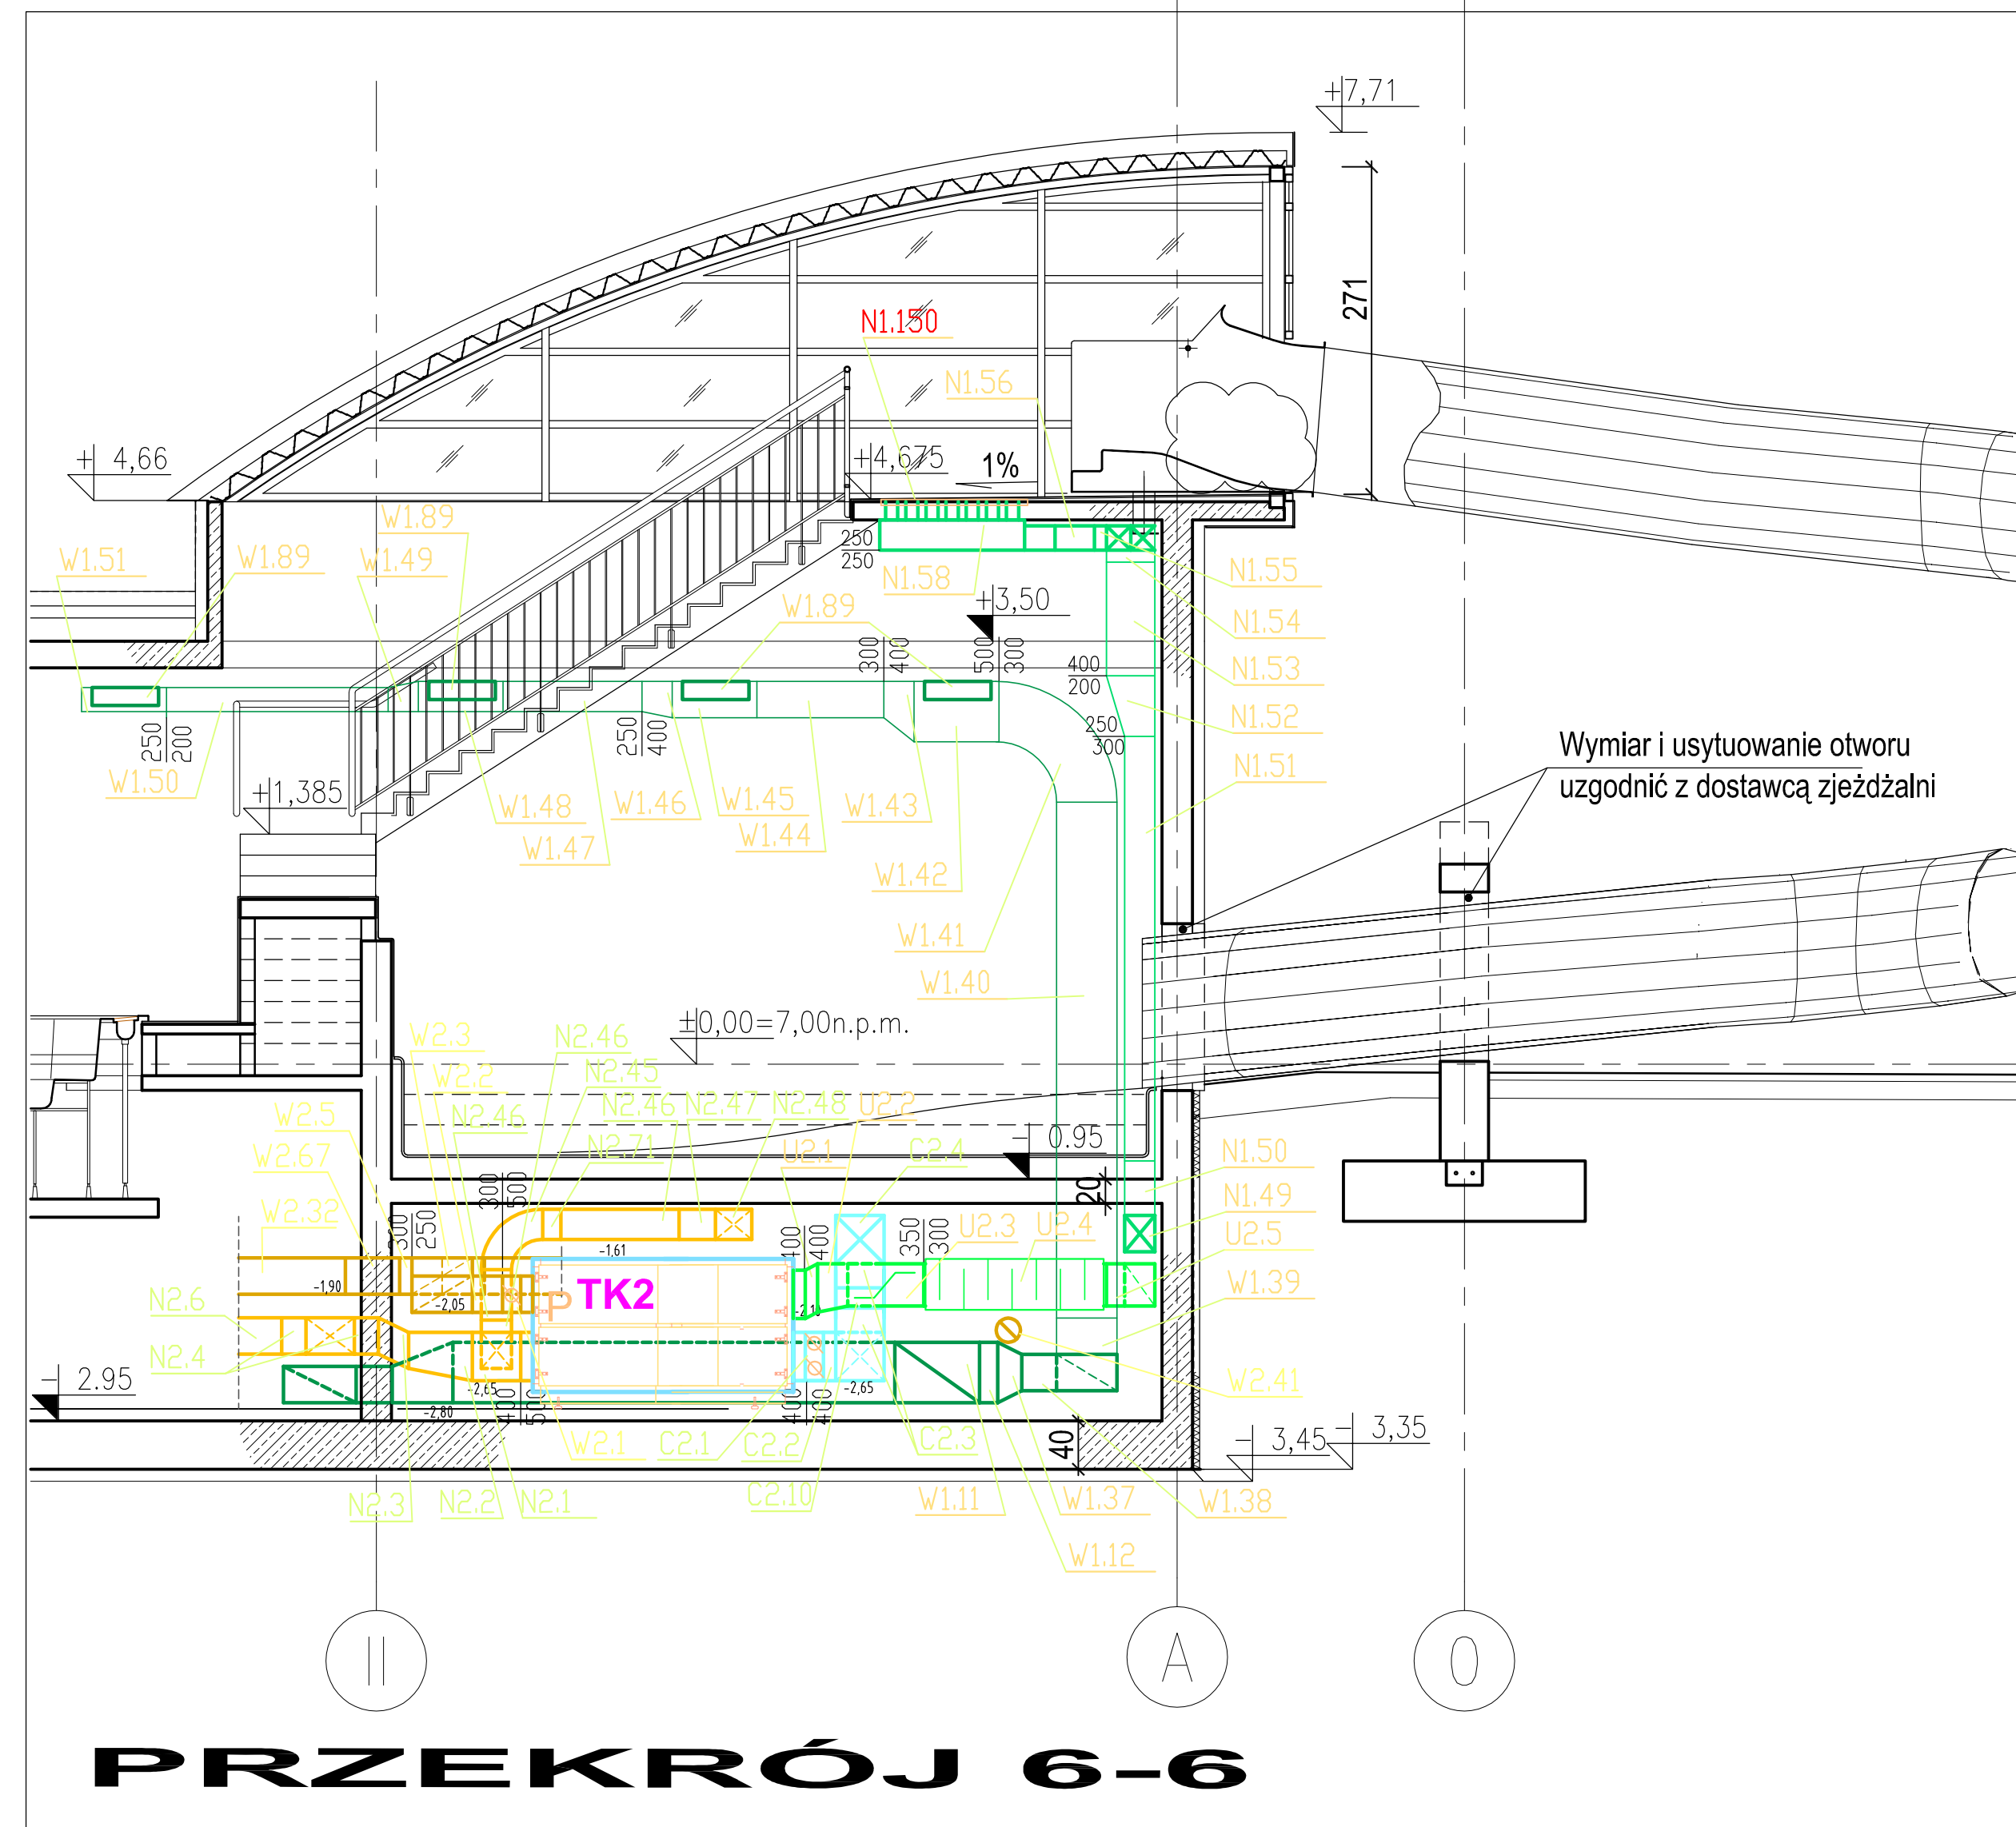

PRZEKRÓJ 6-6

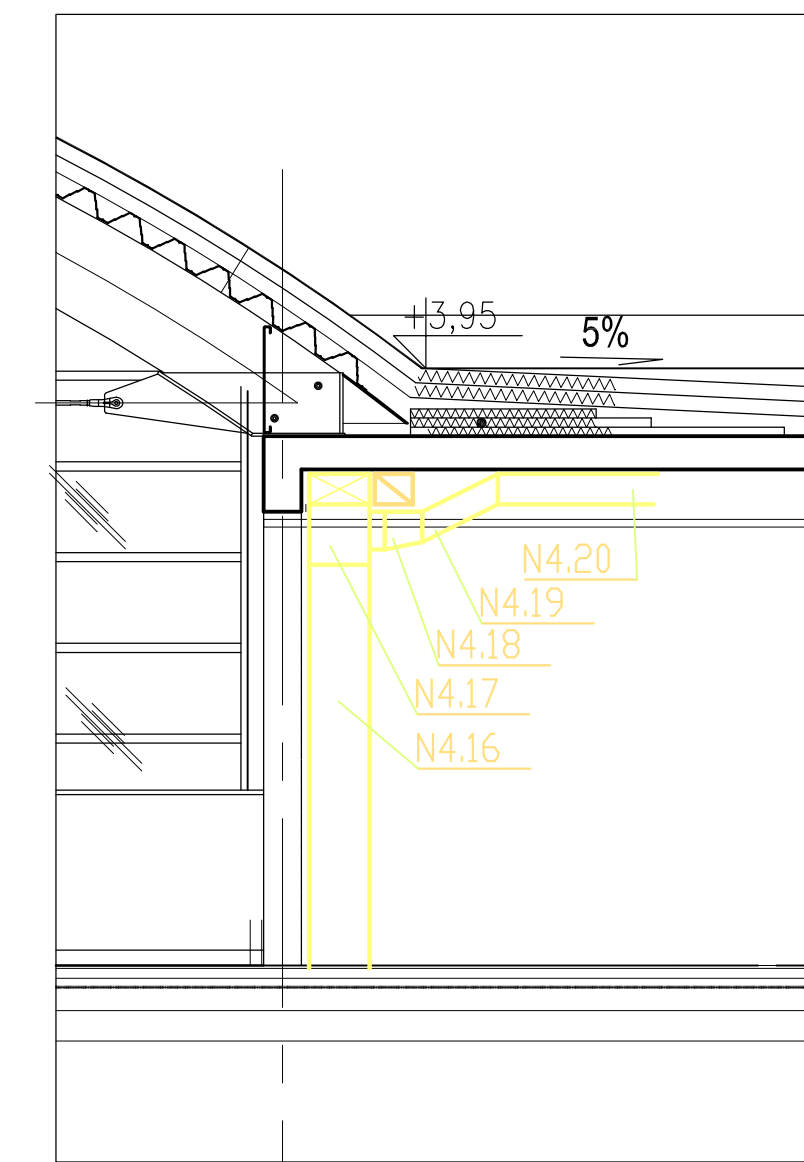

PRZEKRÓJ 7-7

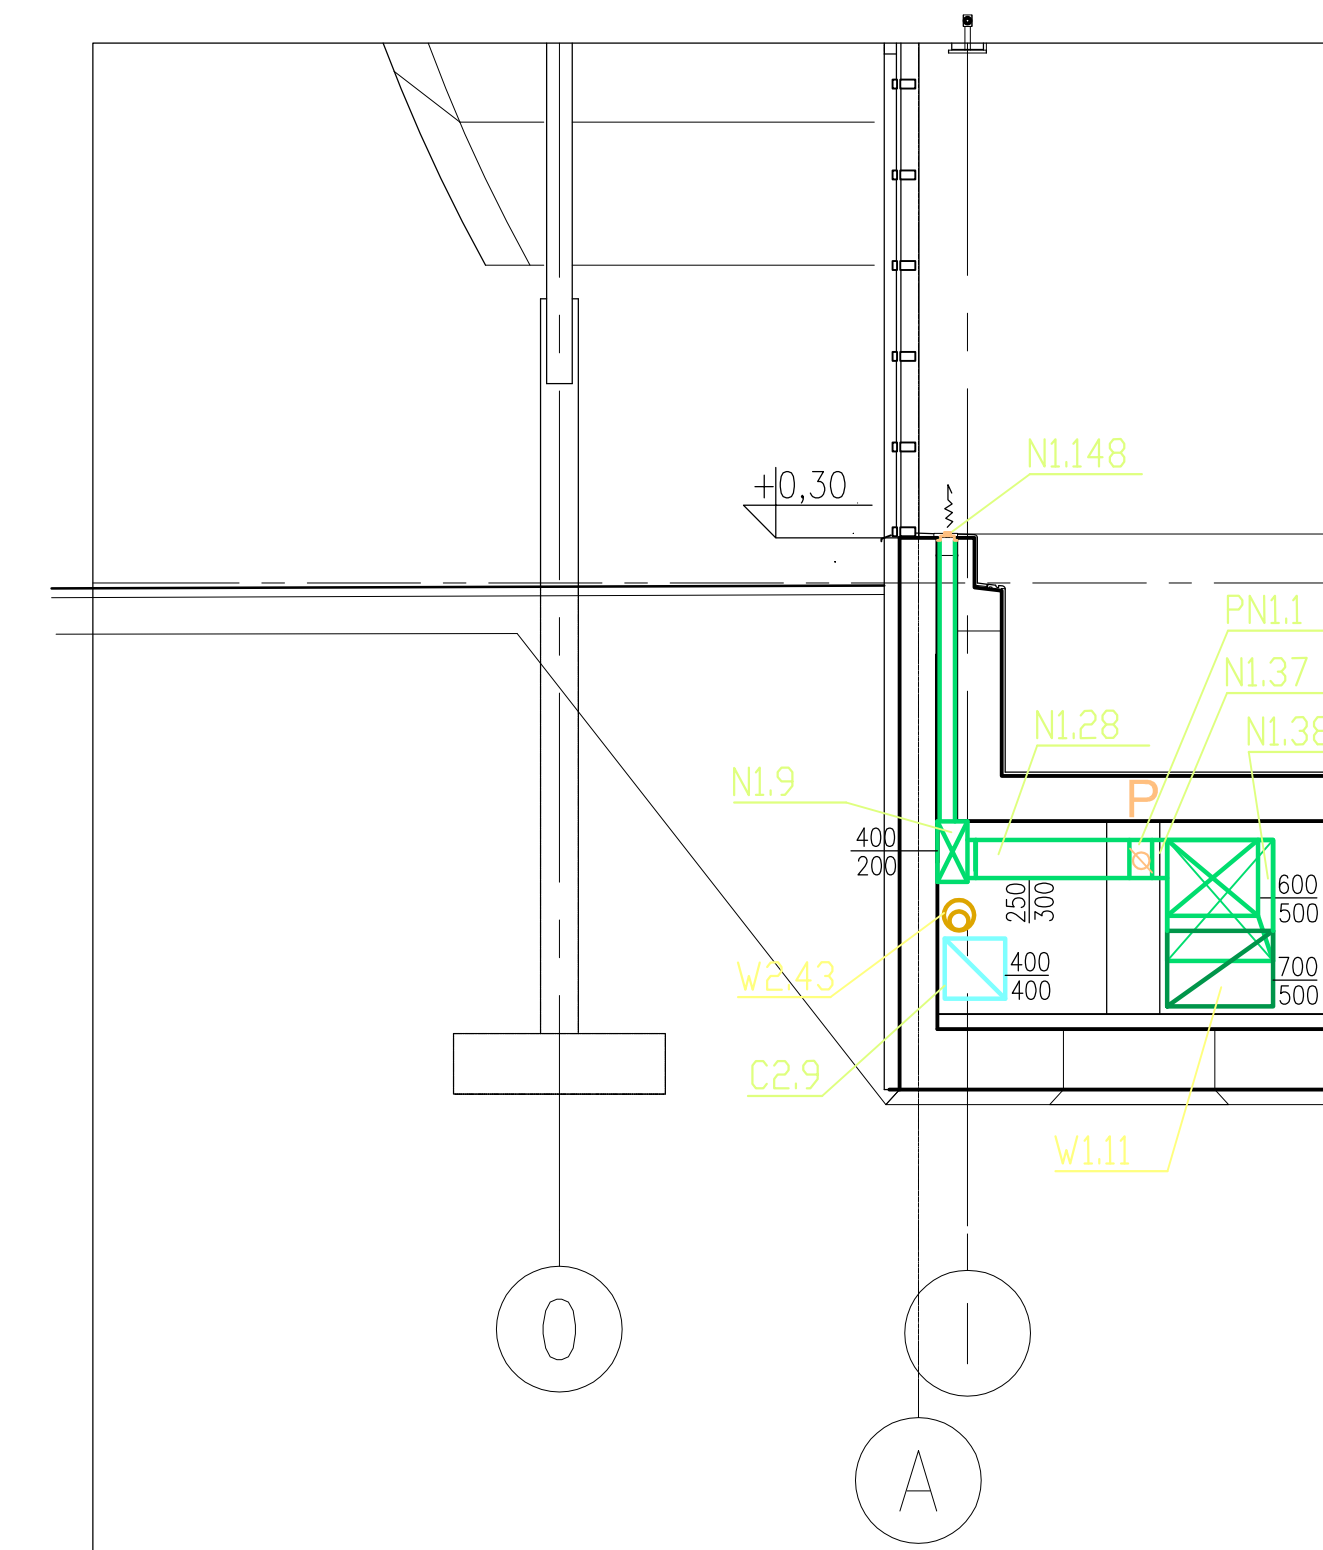

PRZEKRÓJ 8-8

PAWEŁ TIEPŁOW - PRACOWNIA PROJEKTOWA <small>04-302 Warszawa, ul. Dworkowa 27 m.5 tel: (22) 612 47 11 kom. 0-608-052-956 e-mail: tiep@wp.pl</small>	
INWESTOR: URZĄD GMINY USTRONIE MORSKIE <small>ul. Bolesława Chrobrego 68 78-111 Ustronie Morskie</small>	
TEMAT: CENTRUM SPORTOWO-REKREACYJNE <small>w Ustroniu Morskim ul. Wojska Polskiego</small> ETAP I - ZESPÓŁ BASENOWY	
GLÓWNY PROJEKTANT: nr upr. KL-166/86 mgr.inż. Emilia Łaskowska	PODPIS: <i>[Signature]</i>
PROJEKTANT: Piotr Bunia	PODPIS: <i>[Signature]</i>
SPRAWDZĄCY: nr upr. KL-209/86 mgr.inż. Piotr Skrzypek	PODPIS: <i>[Signature]</i>
BRANŻA: INSTALACJE WENTYLACJI MECHANICZNEJ	DATA: 09.2006
FAZA: PROJEKT WYKONAWCZY	SKALA: 1 : 50
NAZWA RYSUNKU: PRZEKROJE WENTYLACJA MECHANICZNA	NR RYSUNKU: 7