


ETAP II
RZUT PIĘTRA - INSTALACJA
CENTRALNEGO OGRZEWANIA
I CIEPŁA TECHNOLOGICZNEGO
SKALA 1:100

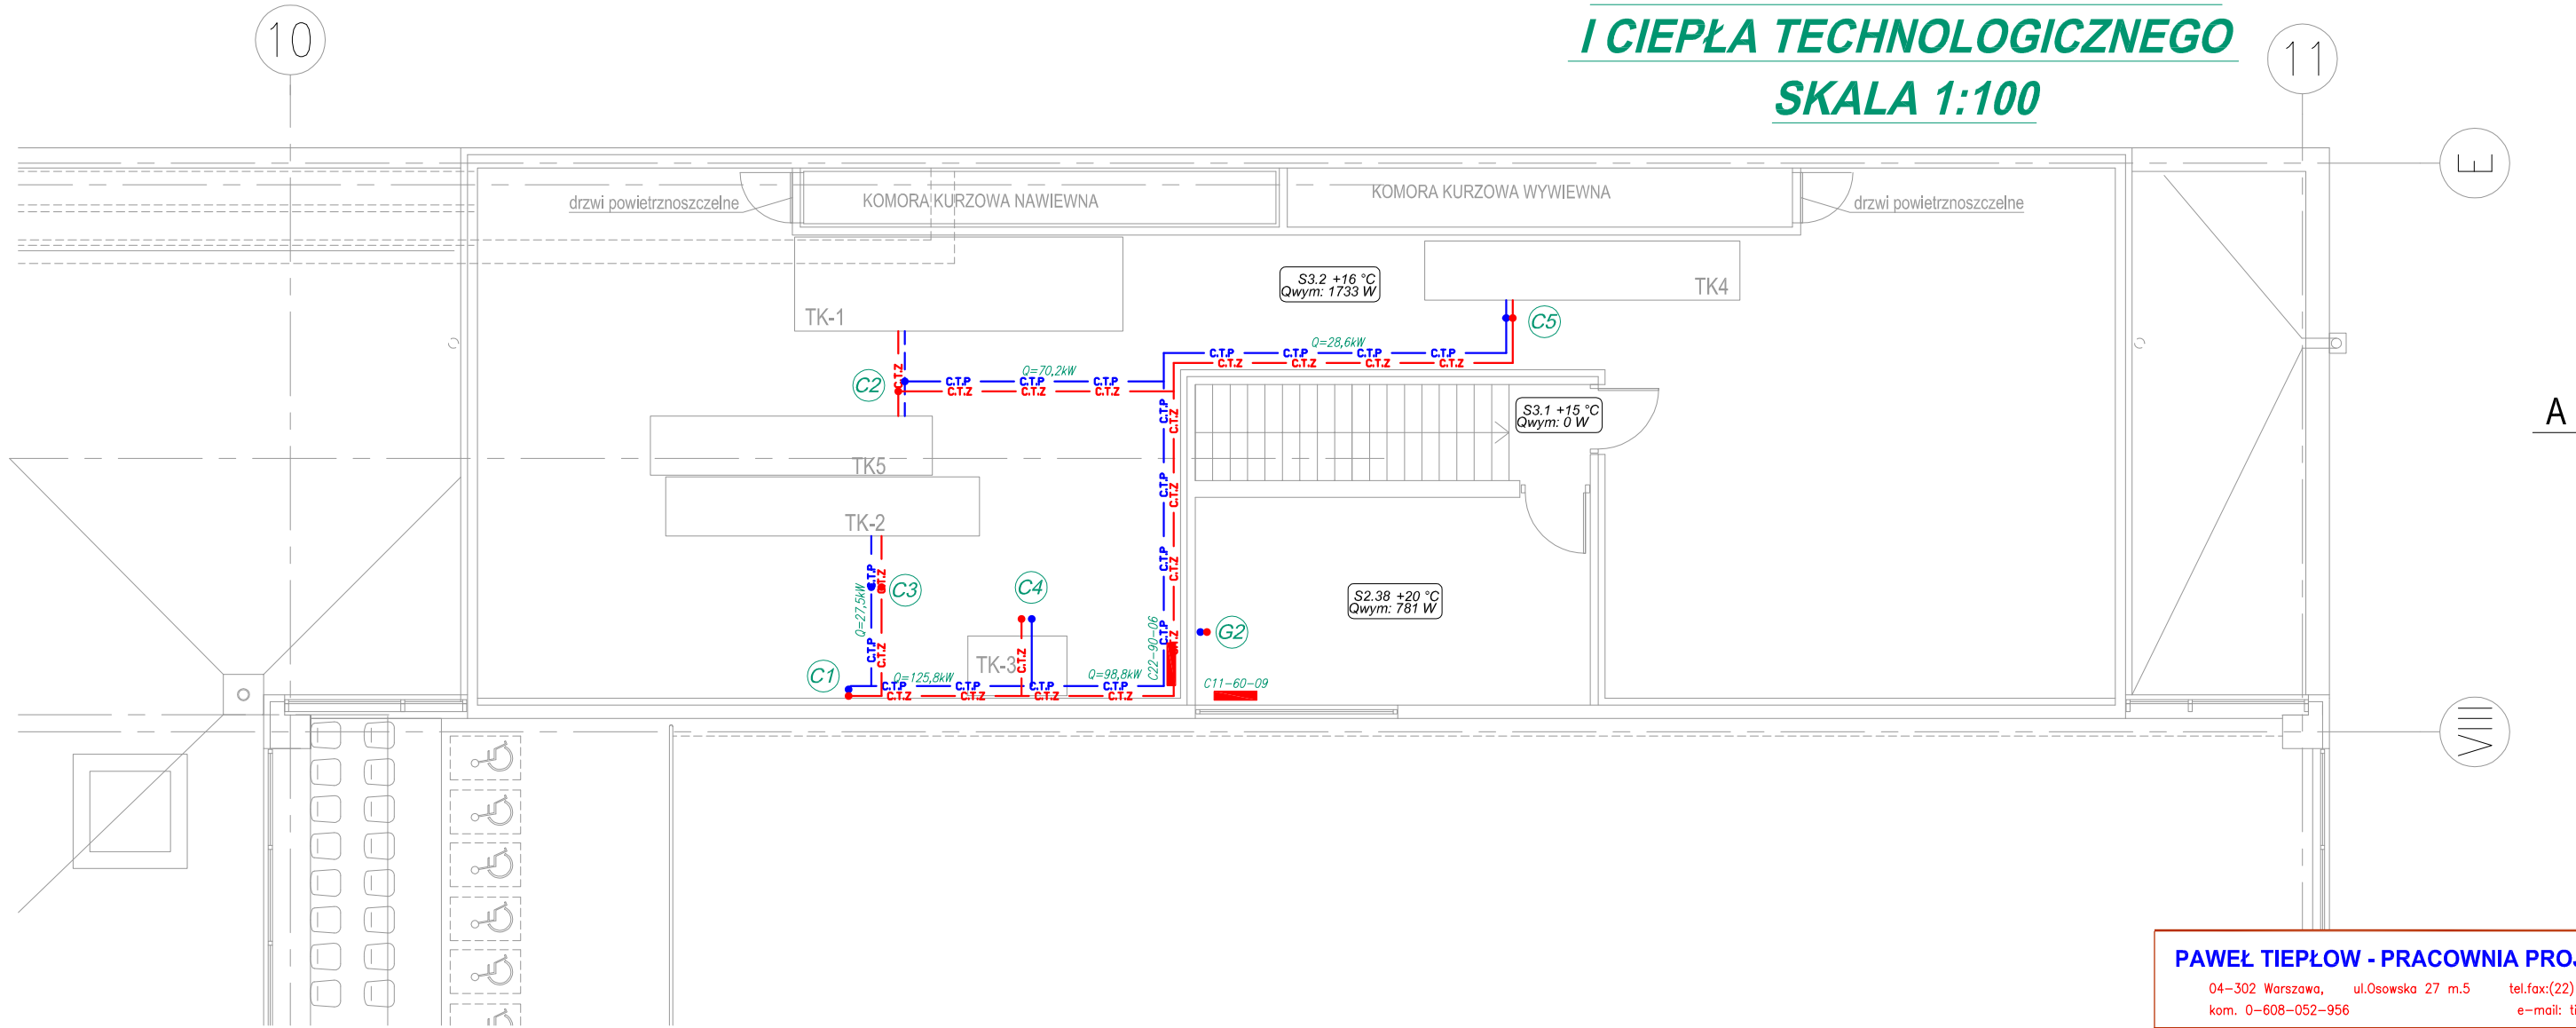

ZESTAWIENIE POMIESZCZEŃ
HALA SPORTOWA - PIĘTRO

L.P.	Zespół funkcjonalny, nazwa pomieszczenia	P.U. [m ²]	posadzka	ściany	sufit	wys.pom. [m]
S.2 ZESPÓŁ SPORTOWY		497,75				
S.2.38	REŻYSERKA	18,25	Wd	Tc	Tc	3,00
S.2.1a	HALA SPORTOWA, ARENA					
S.2.1B	TRYBUNY + KOMUNIKACJA					
S.2.35	SQUASH					
S.2.36	SQUASH					
S.3. ZESPÓŁ TECHNICZNY		173,75				
S.3.1	KOMUNIKACJA	8,40	G	Tc	Tc	-
S.3.2	WENTYLATORNIA	165,35	B	Tc	-	-

LEGENDA:

- G1 - NUMER PIONU OGRZEWANIA GRZEJNIKOWEGO;
- C1 - NUMER PIONU INST. CIEPŁA TECHNOLOGICZNEGO
- C.T.Z. - PRZEWODY CIEPŁA TECHNOLOGICZNEGO, ZASILANIE;
- C.T.P. - PRZEWODY CIEPŁA TECHNOLOGICZNEGO, POWRÓT;

PAWEŁ TIEPŁOW - PRACOWNIA PROJEKTOWA

04-302 Warszawa, ul.Osowska 27 m.5 tel.fax:(22) 612 47 11
 kom. 0-608-052-956 e-mail: tiepłow@wp.pl

INWESTOR:

URZĄD GMINY USTRONIE MORSKIE
 ul. Bolesława Chrobrego 68 78-111 Ustronie Morskie

TEMAT:

CENTRUM SPORTOWO-REKREACYJNE
 w Ustroniu Morskim

GLÓWNY PROJEKTANT: nr upr.KL-208,209/86 **PODPIS**
 mgr inż. P. SKRZYPEK

PROJEKTANCI: **PODPIS**
 mgr inż. P.Ćwiek
 mgr inż. P.Nowiński

SPRAWDZIŁ: nr upr.KL-166/89 **PODPIS**
 mgr inż. E.Laskowska

BRANŻA: INSTALACJA C.O. I C.T. **DATA:** 06.2006

FAZA: PROJEKT BUDOWLANY **SKALA:** 1 : 100

NAZWA RYSUNKU: **NR RYSUNKU:**

RZUT PIĘTRA **C-4**