

VIII D

VII

VI

C

V

IV

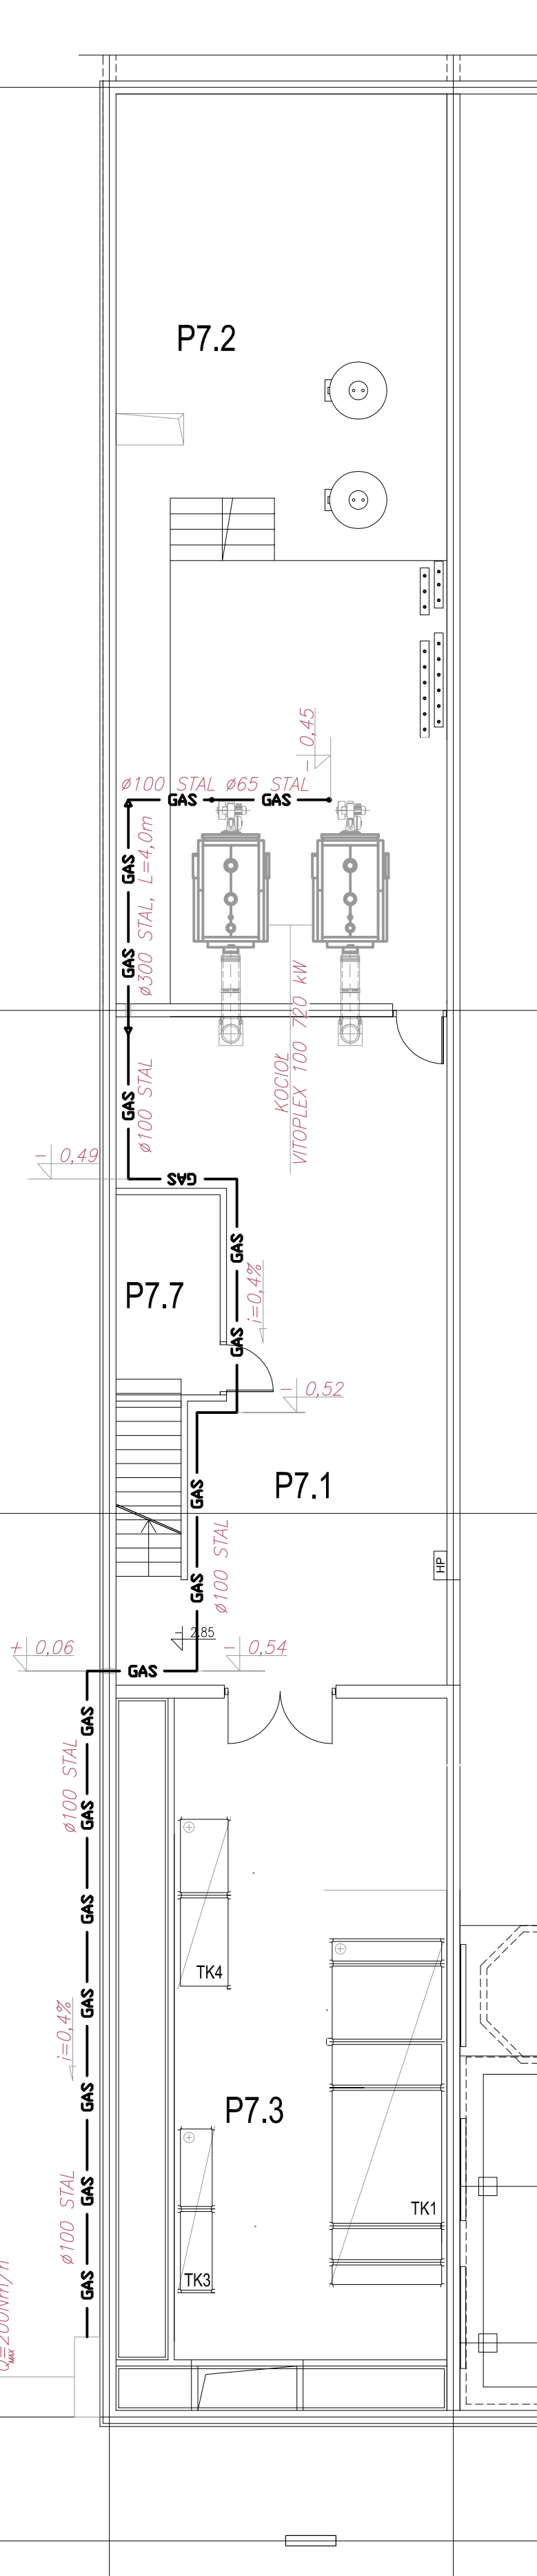
B

III

II

I A

0

SZAFKA GAZOWA
 $Q_{max} = 2000 \text{ m}^3/\text{h}$ 

ETAP I
RZUT PIWNIC - INSTALACJA
GAZU
SKALA 1:100

LEGENDA:

— GAS — GAS — INSTALACJA GAZU

ZESTAWIENIE POMIESZCZEŃ - PODZIEMIE
występuje tylko w części basenowej

L.P.	Zespół funkcjonalny, nazwa pomieszczenia	P.U. [m ²]	posadzka	sclany	sufit	wys.pom. [m]
P.11	KORYTARZ	10				
P.11	KORYTARZ	10	G	G	G	10
P.11	KORYTARZ	10	G	G	G	10
PAWEŁ TIEPŁOW - PRACOWNIA PROJEKTOWA
04-302 Warszawa, ul.Osowska 27 m.5 tel.fax:(22) 612 47 11
kom. 0-608-052-956 e-mail: tiepłow@wp.pl

INWESTOR:

URZĄD GMINY USTRONIE MORSKIE
ul. Bolesława Chrobrego 68 78-111 Ustronie Morskie

TEMAT:

CENTRUM SPORTOWO-REKREACYJNE
w Ustroniu Morskim ul. Wojska Polskiego
ETAP I - ZESPÓŁ BASENOWY

GLÓWNY PROJEKTANT: nr upr. KL-166/89
mgr inż. EMILIA ŁASKOWSKA

PODPIS

PROJEKTANCI:

mgr inż. P.ĆWIEK
mgr inż. P.NOWIŃSKI
mgr inż. M. KWIECZKO

PODPIS

SPRAWDZIŁ: nr upr. KL-208,209/86
mgr inż. PIOTR SKRZYPEK

PODPIS

BRANŻA: INSTALACJE SANITARNE

DATA:
08.2006

FAZA: PROJEKT WYKONAWCZY

SKALA:
1 : 100

NAZWA RYSUNKU:

RZUT PIWNIC

NR RYSUNKU:

G-1