


RZUT PARTERU

Lp.	Zespół funkcjonalny, nazwa pomieszczenia	PNZ	posadzka	ściany	sufit	wystrzykiwność
K1	HALL WIEŚCOWY, KASY	38/40	S	Tc	Tc	3,10
K2	PRZEBIERALNIA	37/00	S	Tc	Tc	3,10
K3	ZESPÓŁ SANITARNY MĘSKI	4/20	S	Tc	Tc	3,10
K4	ZESPÓŁ SANITARNY DAMSKI	4/20	S	Tc	Tc	3,10
K5	WC MĘSKI	8/85	S	C	Tc	3,10
K6	WC DLA NIEPEŁOSPRAWNYCH	4/40	S	C	Tc	3,10
K7	WC DAMSKI	8/85	S	C	Tc	3,10
K8	POMIESZCZENIE TECHNICZNE	7/70	S	Tc	Tc	3,10
K9	BIFET	1/20	S	C	Tc	3,10
K10	ZAWIĘZKA	9/70	S	C	Tc	3,10
K11	SZATOWNIA	1/60	S	C	Tc	3,10
K12	WC PENSJONELI	1/60	S	C	Tc	3,10
K13	PRZEDSIĘBIORCZOŚĆ	1/50	S	C	Tc	3,10
RAZEM POW. UŻYTKOWA BUDYNKU 210,85						

- Legenda oznaczeń w tabeli  
Zestawienie pomieszczeń
- Posadzki:  
S - gres  
C - ceramika  
Cb - ceramika basenowa  
B - betonowa
- Ściany:  
Tc - tynk cementowo-wapienny  
Suflity:  
Tc - tynk cementowo-wapienny

RZUT DACHU

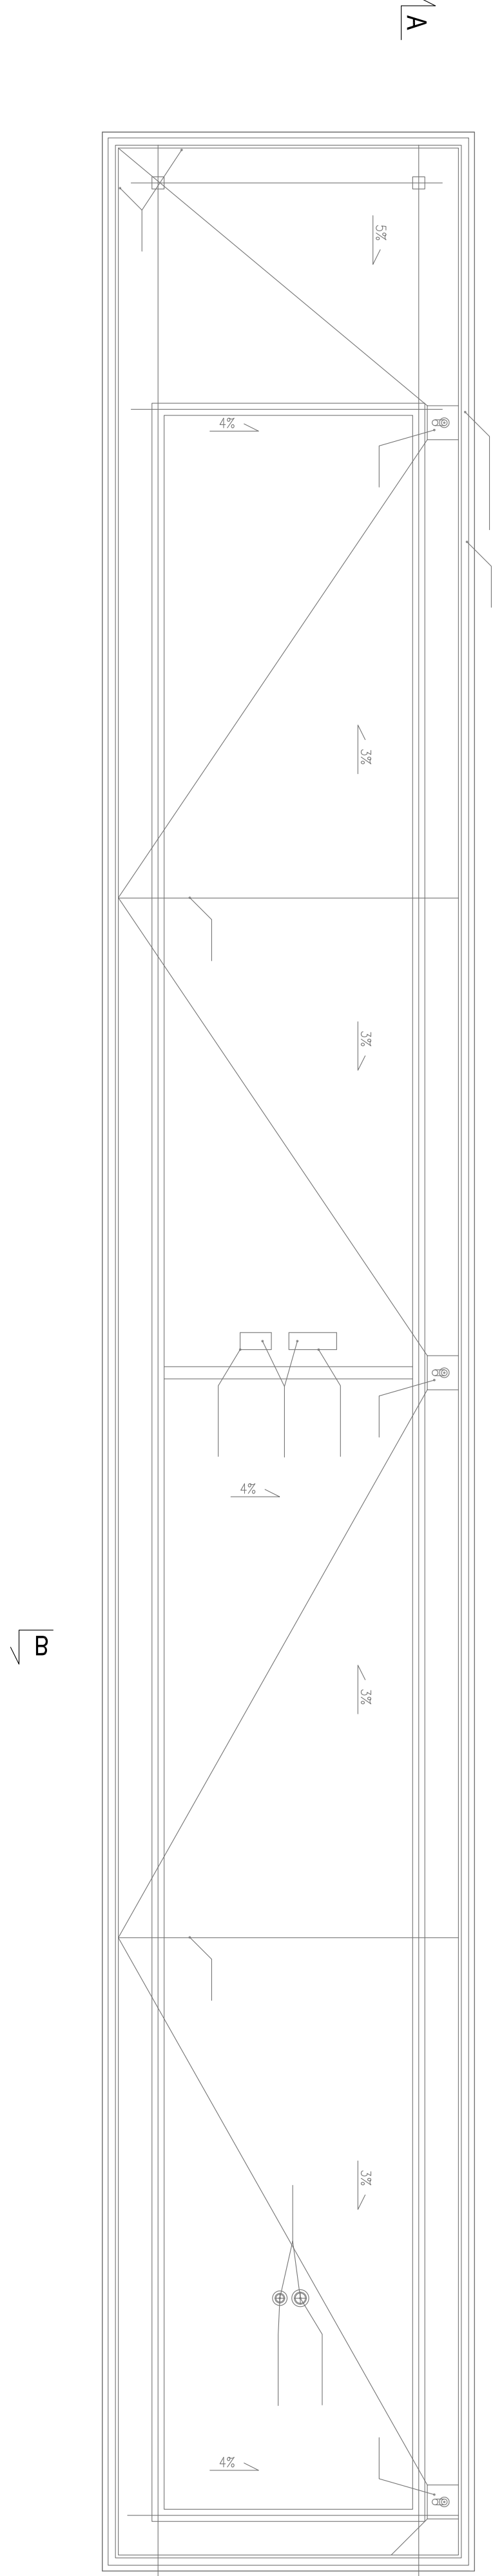

164-302 Warszawa, ul. Okopowa 27, 04-635      ul. Łazienkowska 17, 02-111  
 tel.: 0-663-262-466      e-mail: biuro@pawilon.pl

**URZĄD GMINY USTRONIE MORSKIE**  
 ul. Piłsudskiego 14  
 82-110 Ustronie Morskie

**CENTRUM SPORTOWO-REKREACYJNE**  
 w USTRONIU MORSKIM  
**ETAP I - ZESPÓŁ BASENOWY**  
 ul. Kościuszki 10  
 82-110 Ustronie Morskie

ROZWIĄZANIE PROJEKTANTÓW: "nr. wp. 58-884/87" PDP/PS  
 ARCH. IZOLACJE: "nr. wp. 58-884/87" PDP/PS  
 mgr inż. PIOTR SZOSTOK

SPRACUJĄCY: "nr. wp. 62-278/81" PDP/PS  
 BRANŻOWA INSTALACJA TELETECHNICZNE: "nr. wp. 58-884/87" PDP/PS  
 inż. JÓRGIODAN SZOSTOK

FAZA: PROJEKT WYKONAWCZY      DATA: 08.2006  
 SKALA: 1 : 100

WZBUDZ. PRACOWNIKI:      INŻ. PRACOWNIKI:  
**RZUT PIWNIC**      **IT-1/1a**