


**PAWILON KĄPIELISKOWY
RZUT PARTERU - INSTALACJA
OGRZEWANIA ELEKTRYCZNEGO
SKALA 1:100**

LEGENDA:

GE-10/4/7 - TYP/WIELKOŚĆ GRZEJNIKA - CONVECTOR;

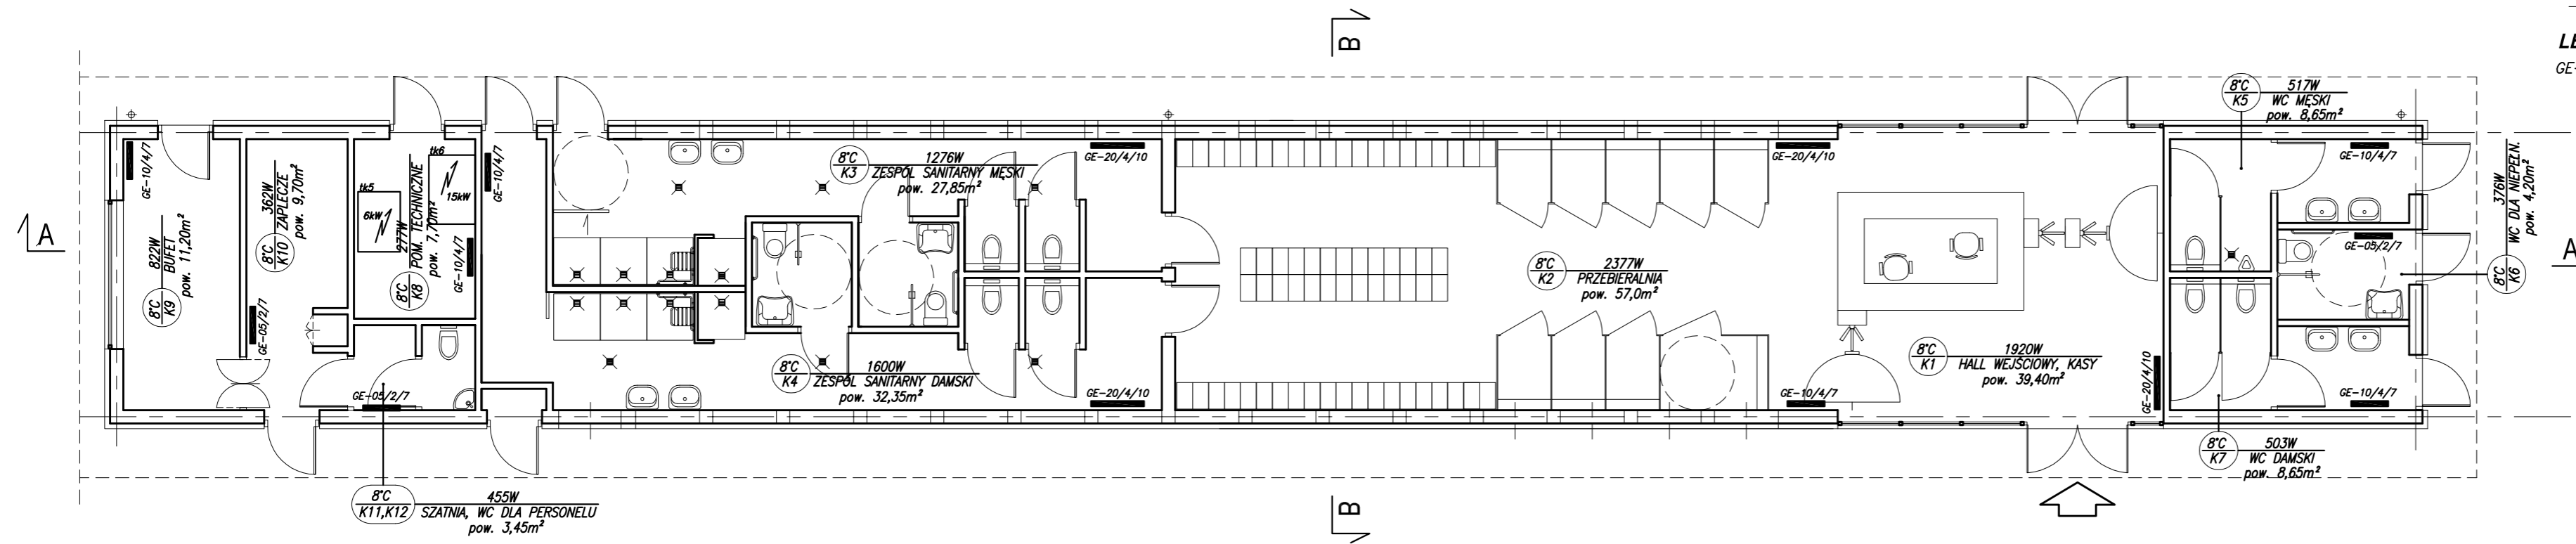

PAWEŁ TIEPŁOW - PRACOWNIA PROJEKTOWA
04-302 Warszawa, ul.Osowska 27 m.5 tel.fax:(22) 612 47 11
kom. 0-608-052-956 e-mail: tiepłow@wp.pl

INWESTOR:
URZĄD GMINY USTRONIE MORSKIE
ul. Bolesława Chrobrego 68 78-111 Ustronie Morskie

TEMAT:
CENTRUM SPORTOWO-REKREACYJNE
w Ustroniu Morskim ul. Wojska Polskiego

GŁÓWNY PROJEKTANT: nr upr. KL-166/86 **PODPIS**
mgr.inż Emilia Laskowska

PROJEKTANCI:
Piotr Bunia

SPRAWDZIŁ: nr upr. KL-209/86 **PODPIS**
mgr.inż Piotr Skrzypek

BRANŻA: INSTALACJA OGRZEWANIA ELEKTRYCZNEGO **DATA:** 08.2006

FAZA: PROJEKT WYKONAWCZY **SKALA:** 1 : 100

NAZWA RYSUNKU: **PAWILON RZUT PARTERU OGRZEWANIE ELEKTRYCZNE** **NR RYSUNKU:** 2